




POZZETTO CON VALVOLA INTERCETTAZIONE

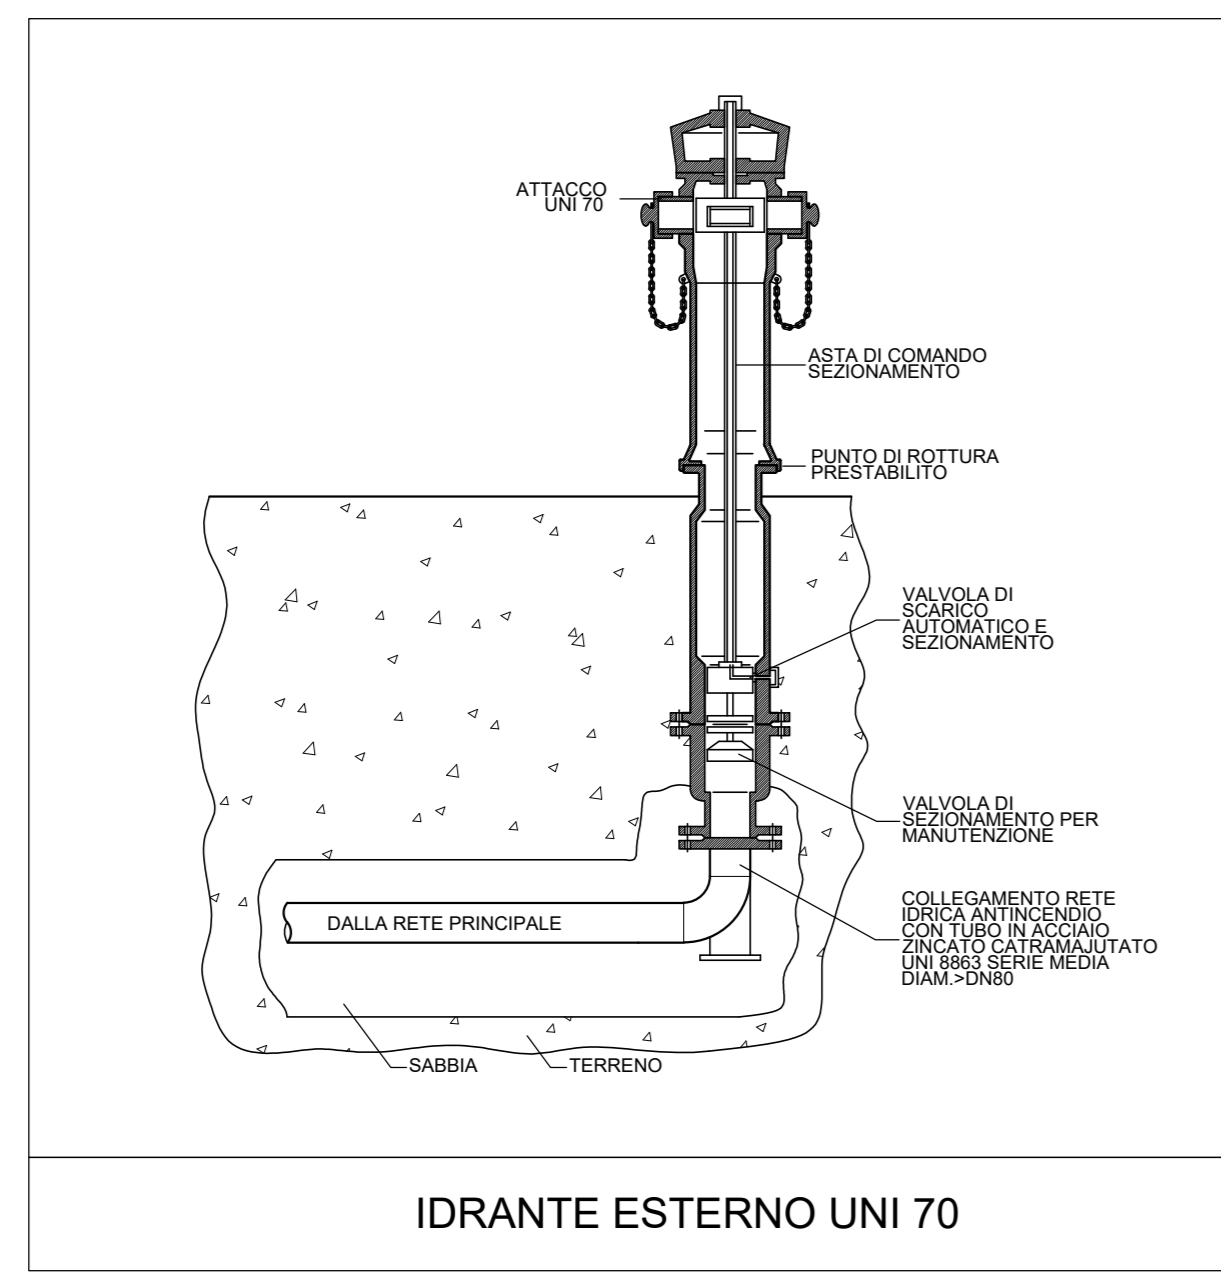


IDRANTE ESTERNO UNI 70

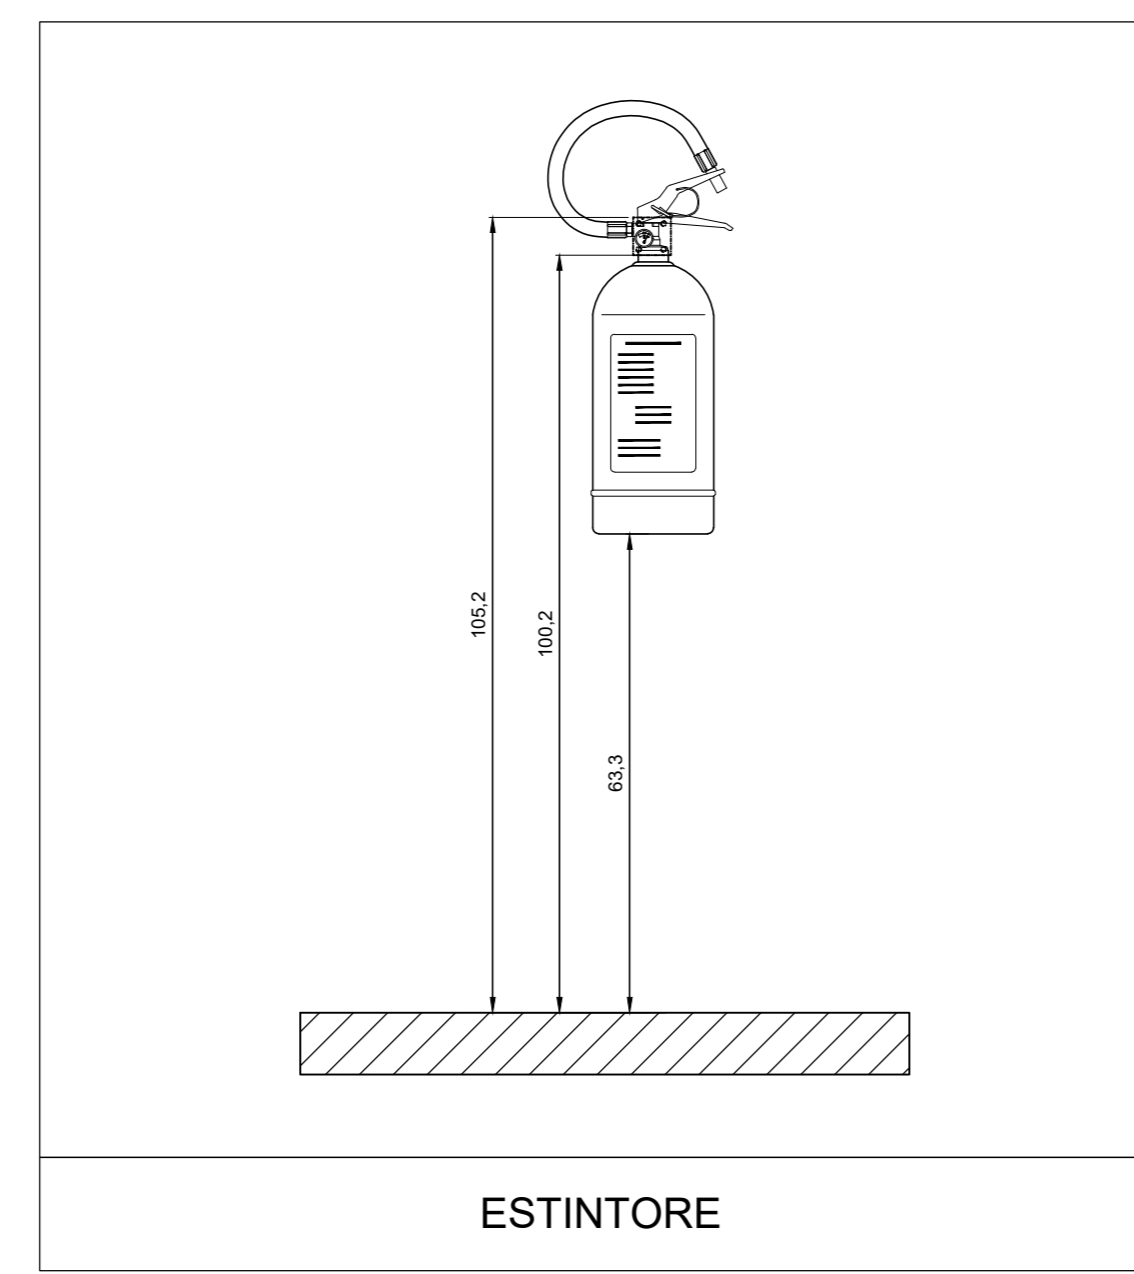


ESTINTORE

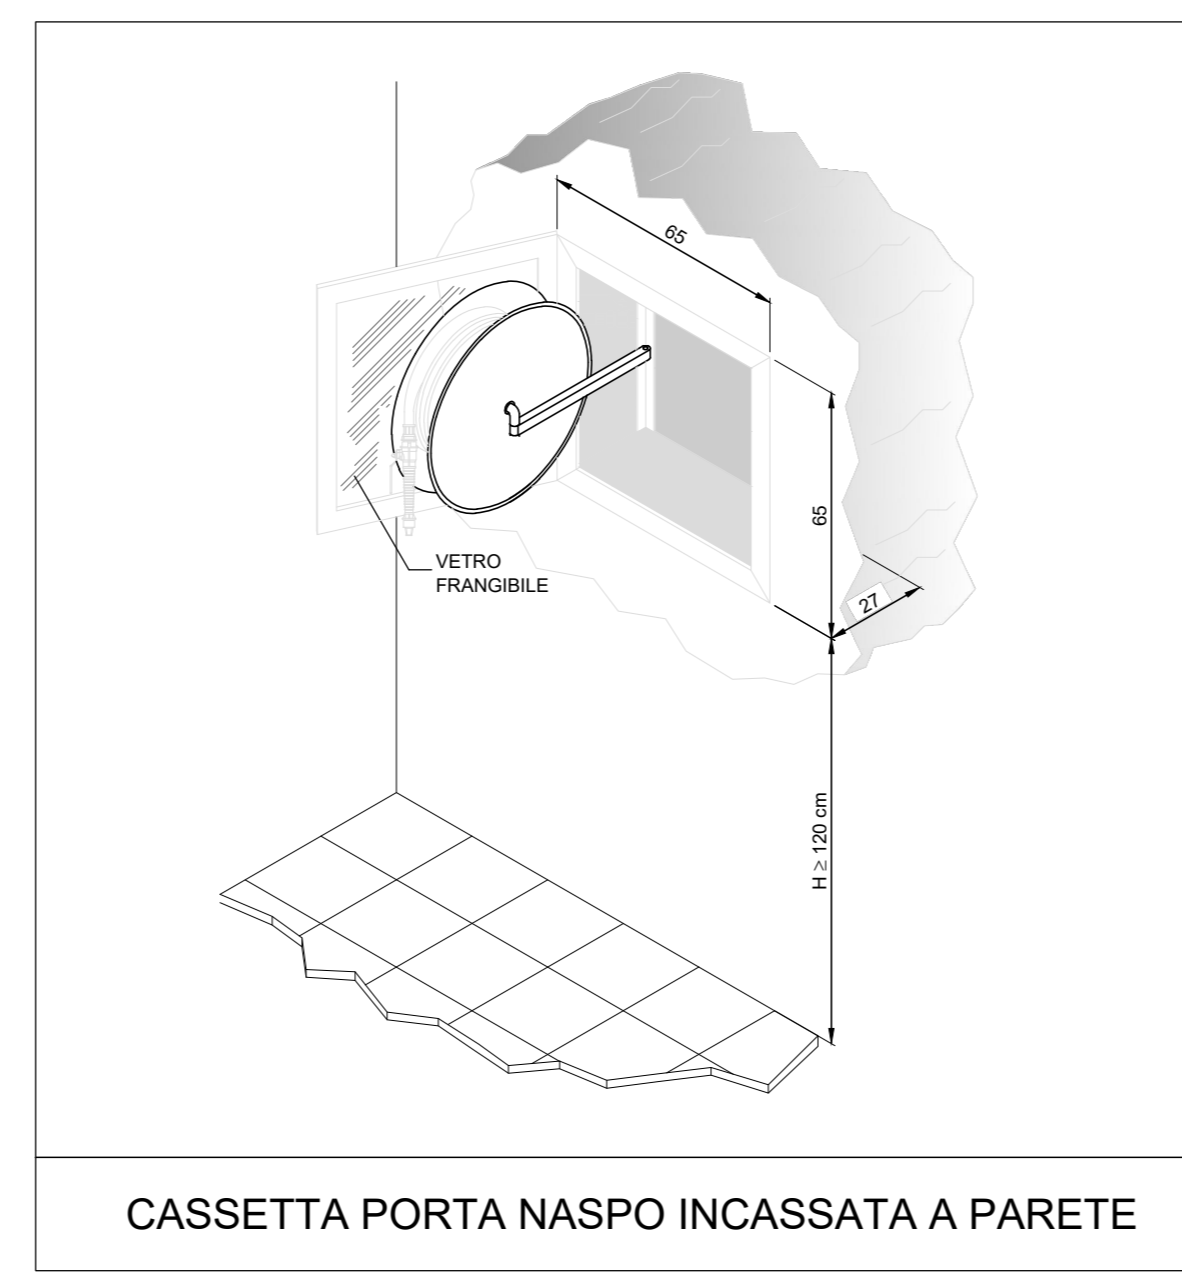

CASSETTA PORTA NASPO INCASSATA A PARETE

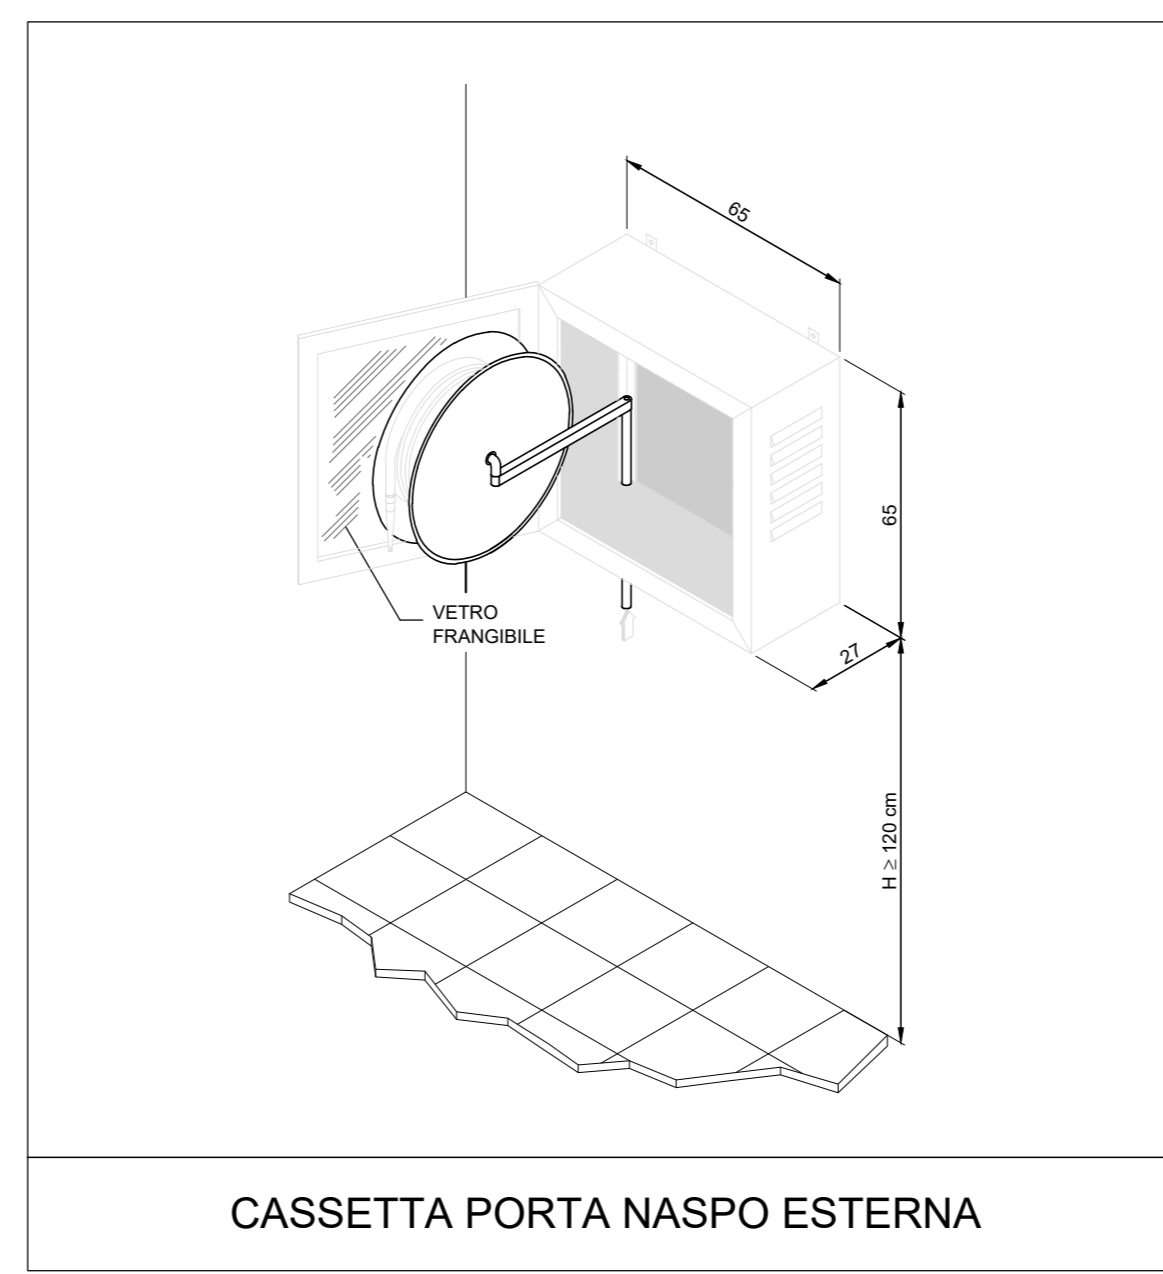

CASSETTA PORTA NASPO ESTERNA

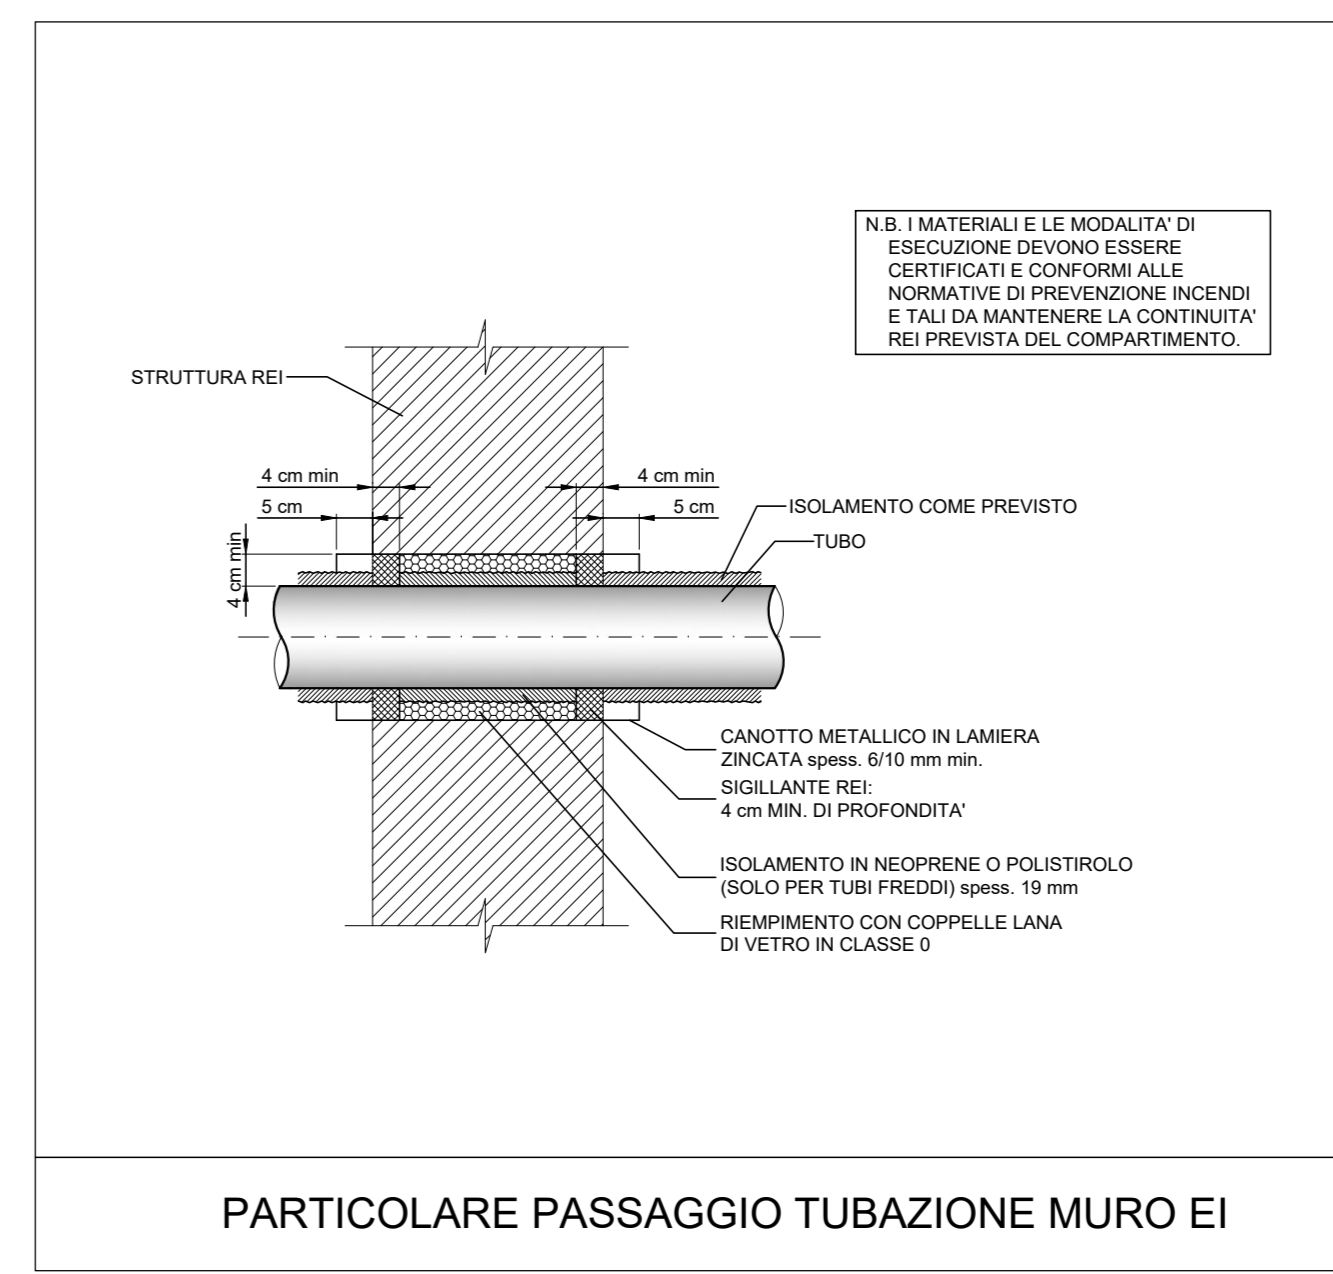


PARTICOLARE PASSAGGIO TUBAZIONE MURO EI




KEYPLAN AREA - OGGETTO DI INTERVENTO - SCALA INDICATIVA -


N.B.
LA DISPOSIZIONE DELLE APPARECCHIATURE E DELLE CONDUITTE VA INTERPRETATA IN FUNZIONE DELLE LIMITAZIONI E DELLA PRECISIONE CHE LA RAPPRESENTAZIONE GRAFICA (SCHEMATICA E SIMBOLICA) CONSENTE.

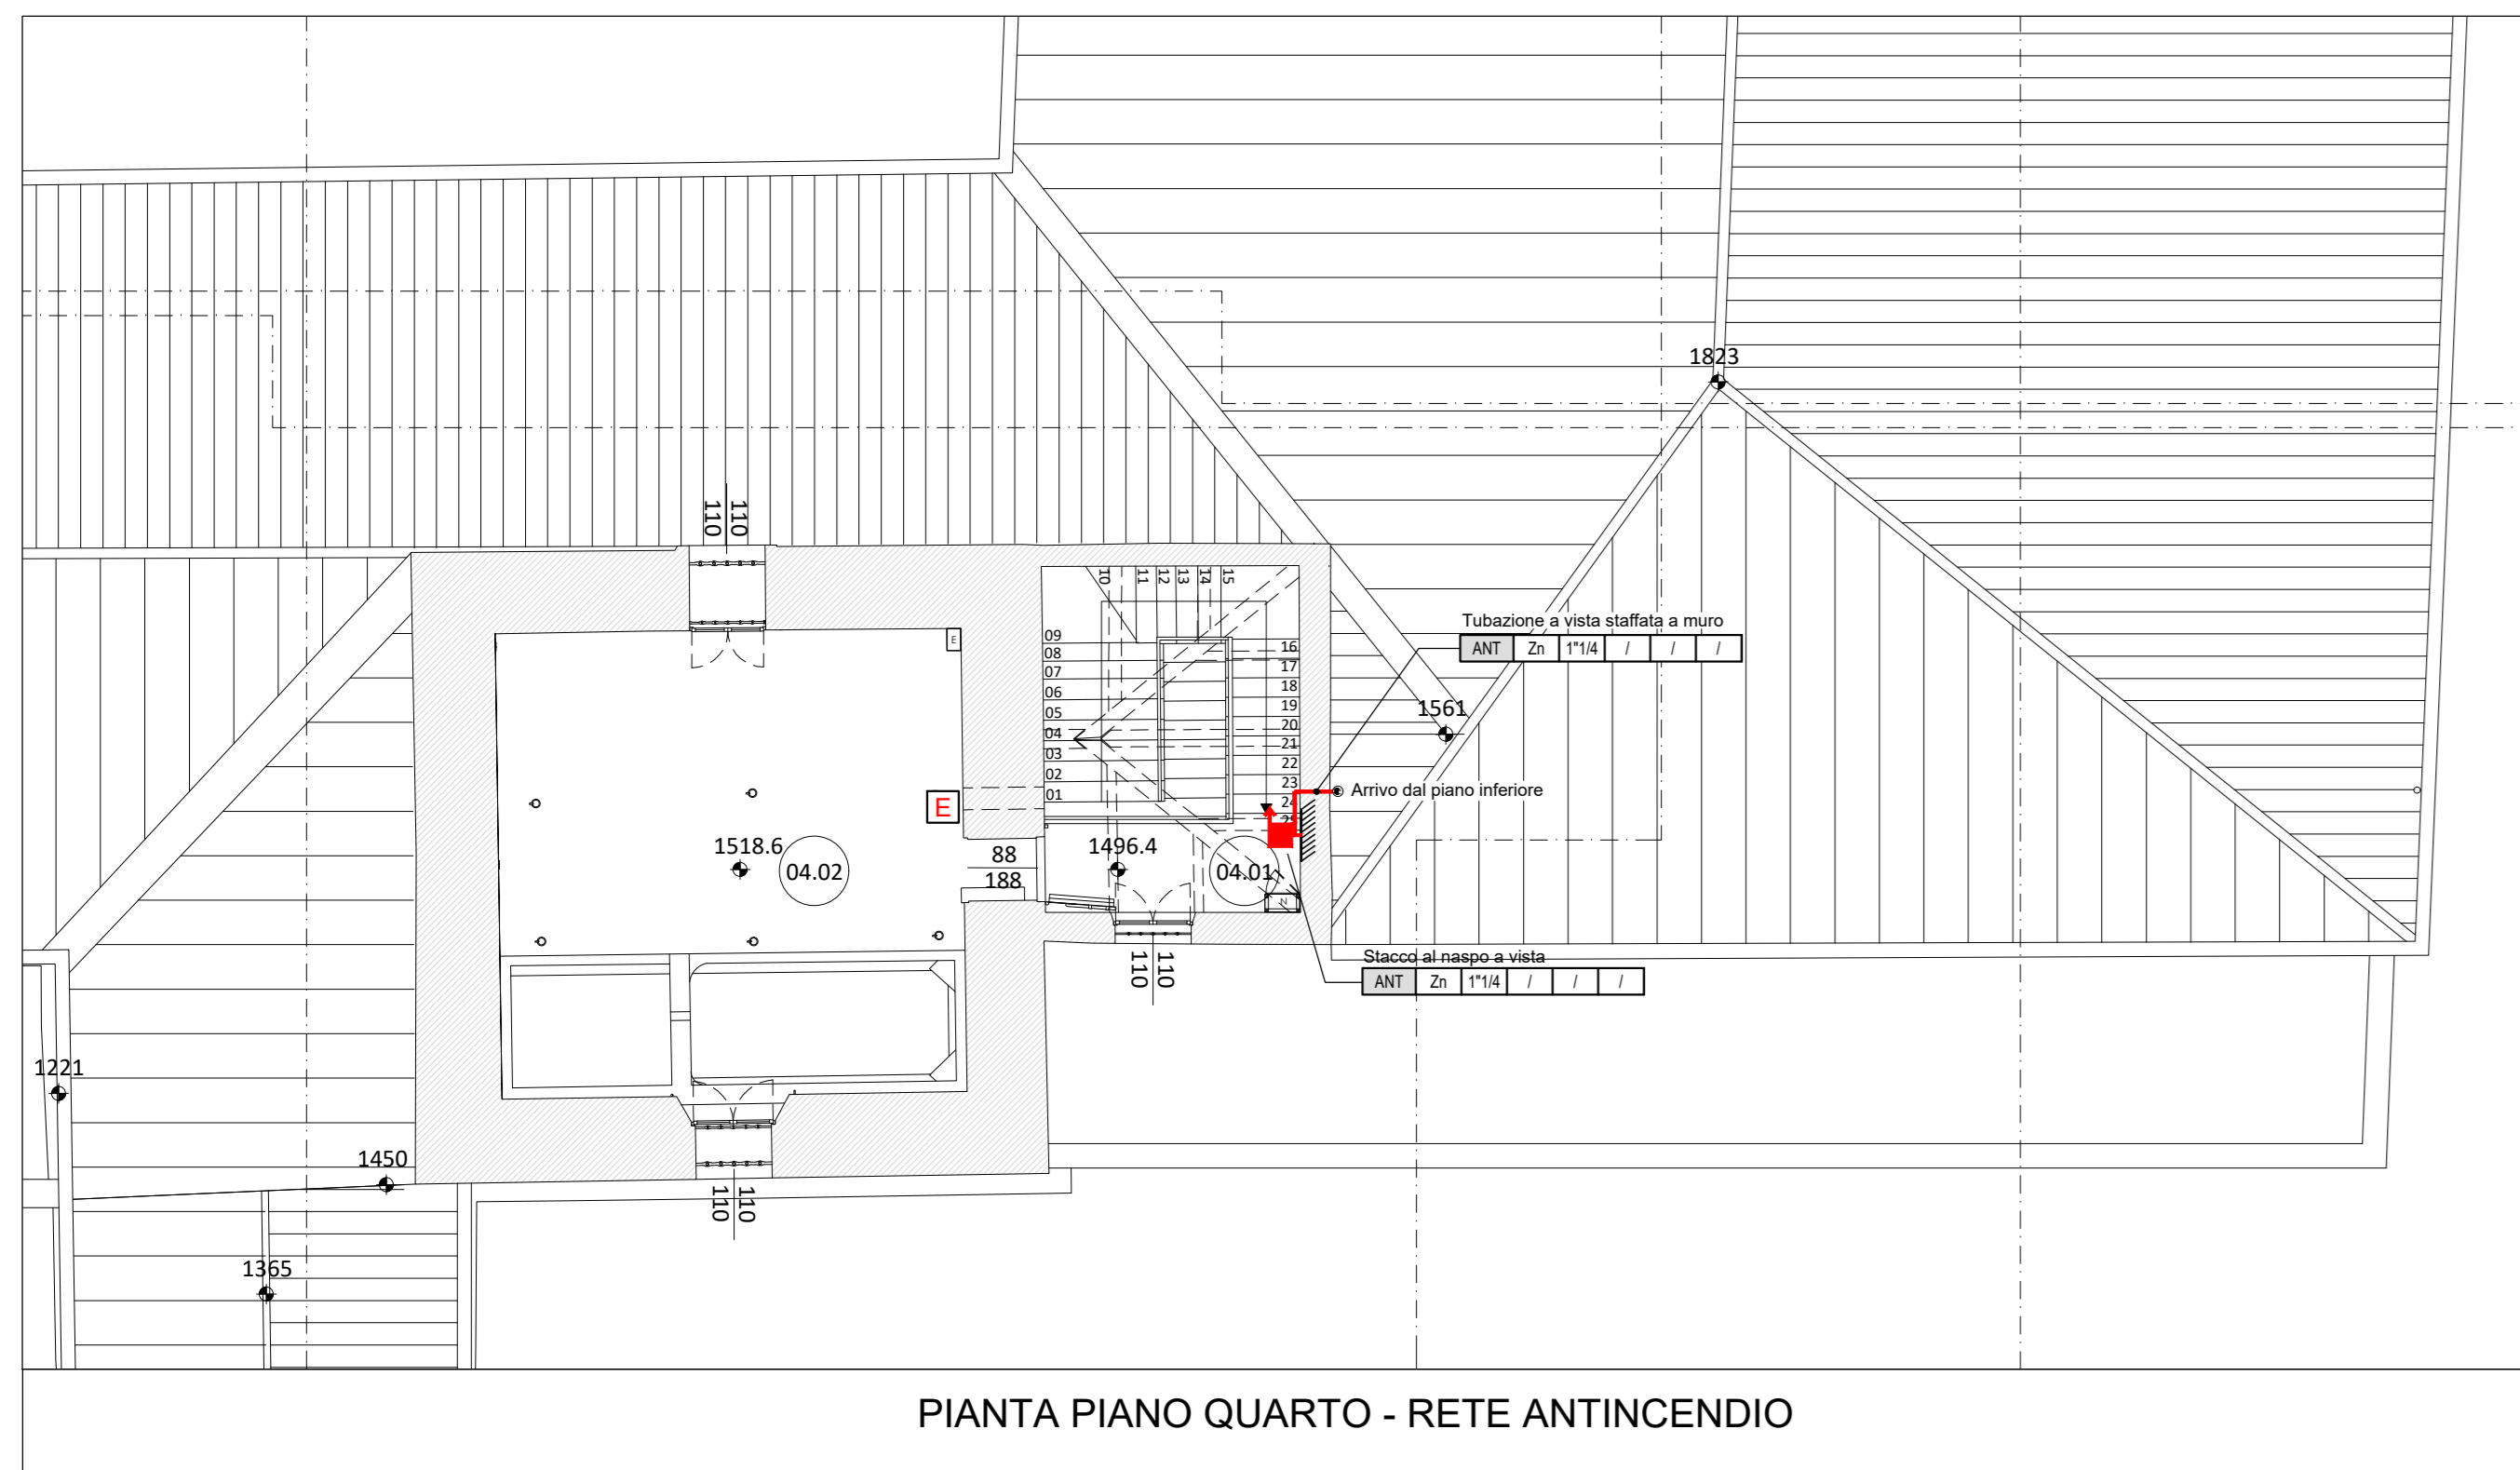


PIANTA PIANO QUARTO - RETE ANTINCENDIO

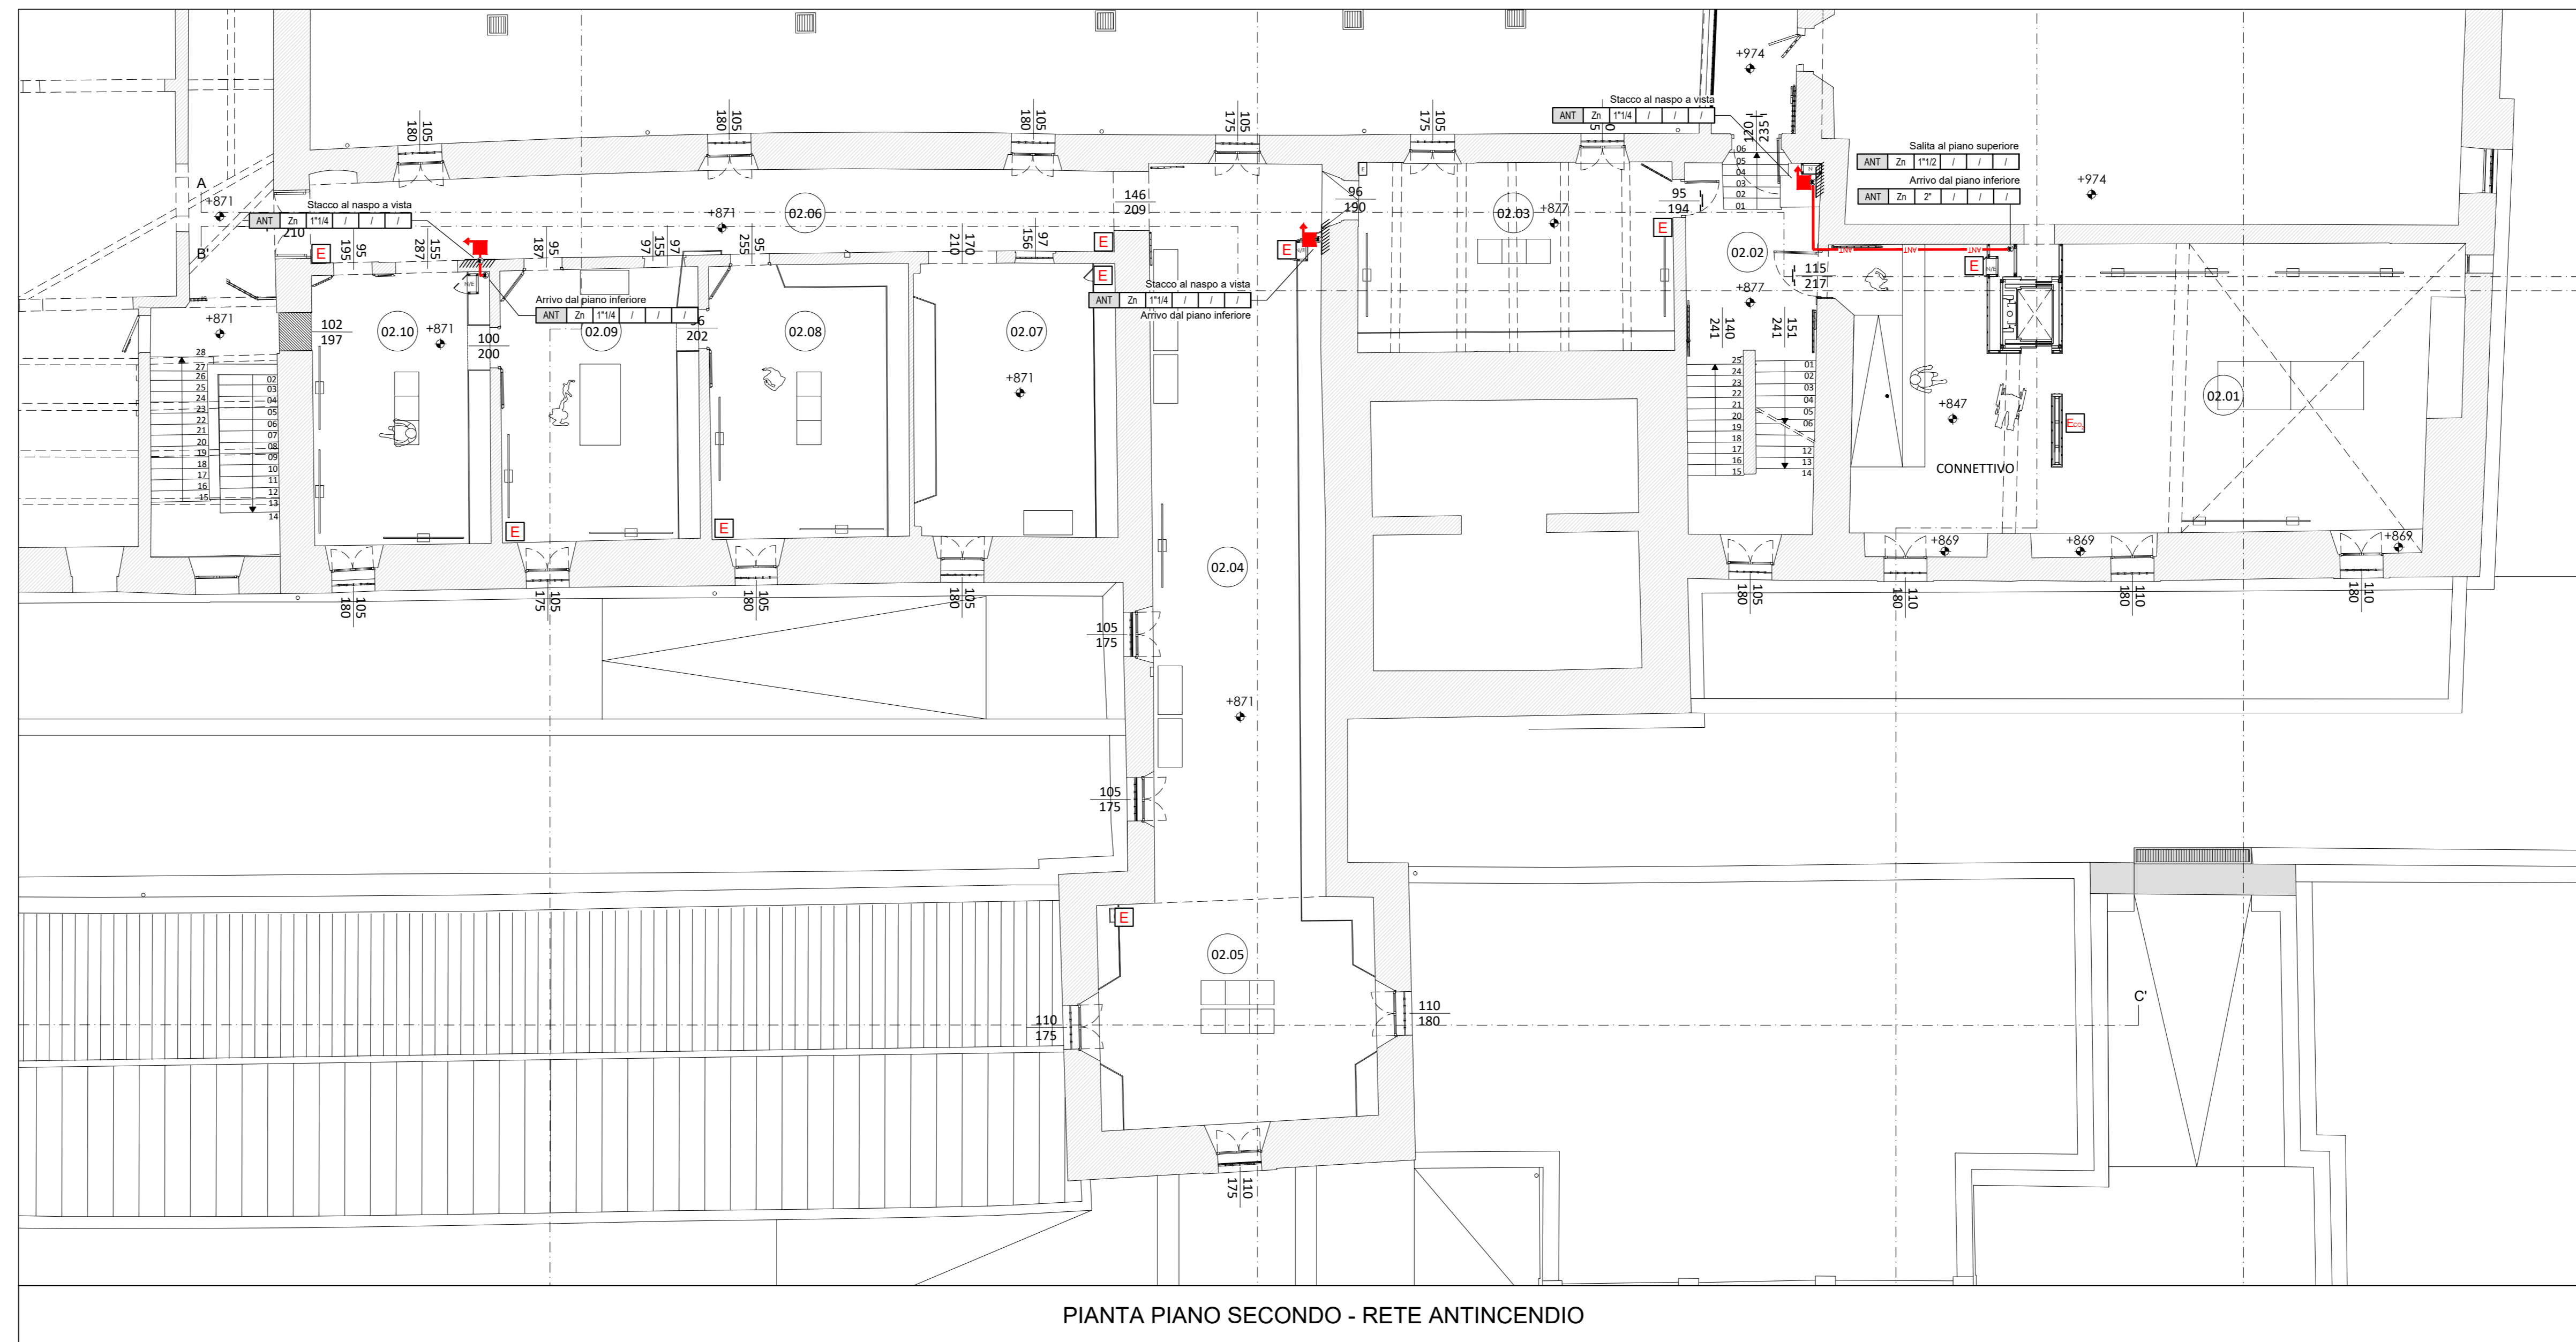


PIANTA PIANO SECONDO - RETE ANTINCENDIO

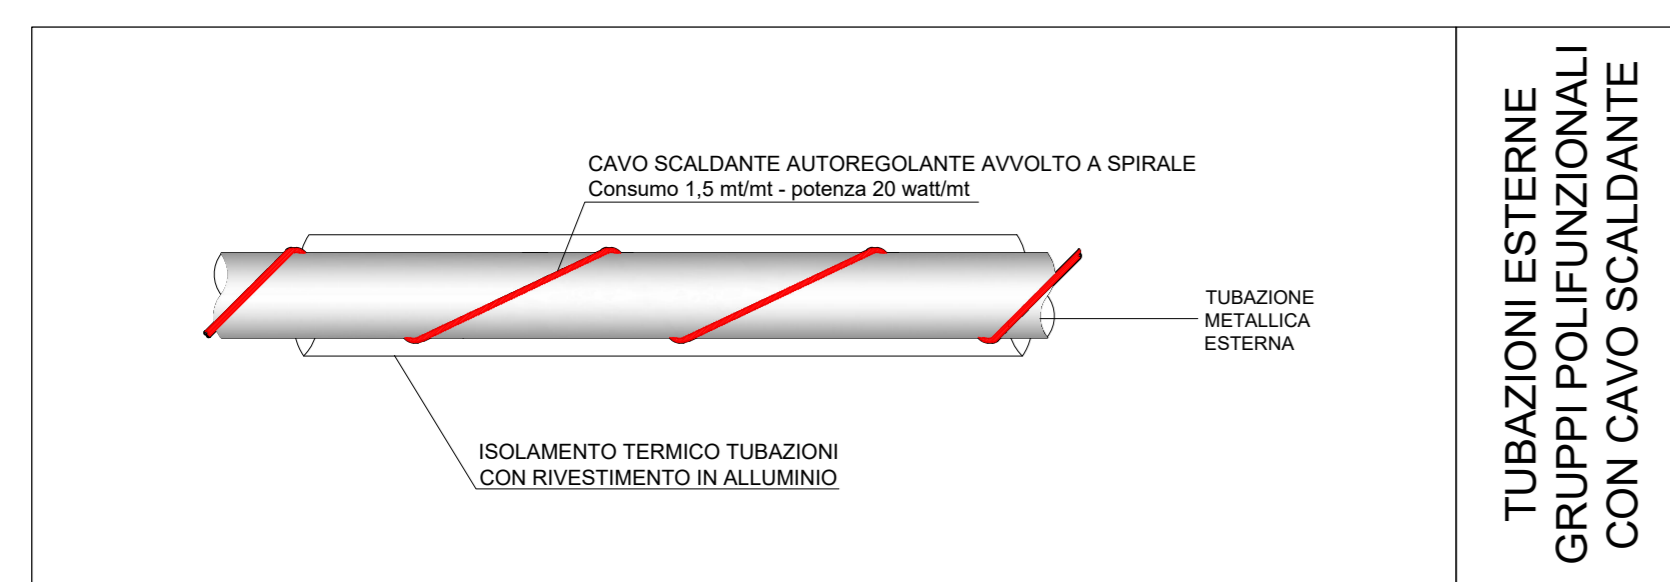

TUBAZIONI ESTERNE GRUPPI POLIFUNZIONALI CON CAVO SCALDANTE

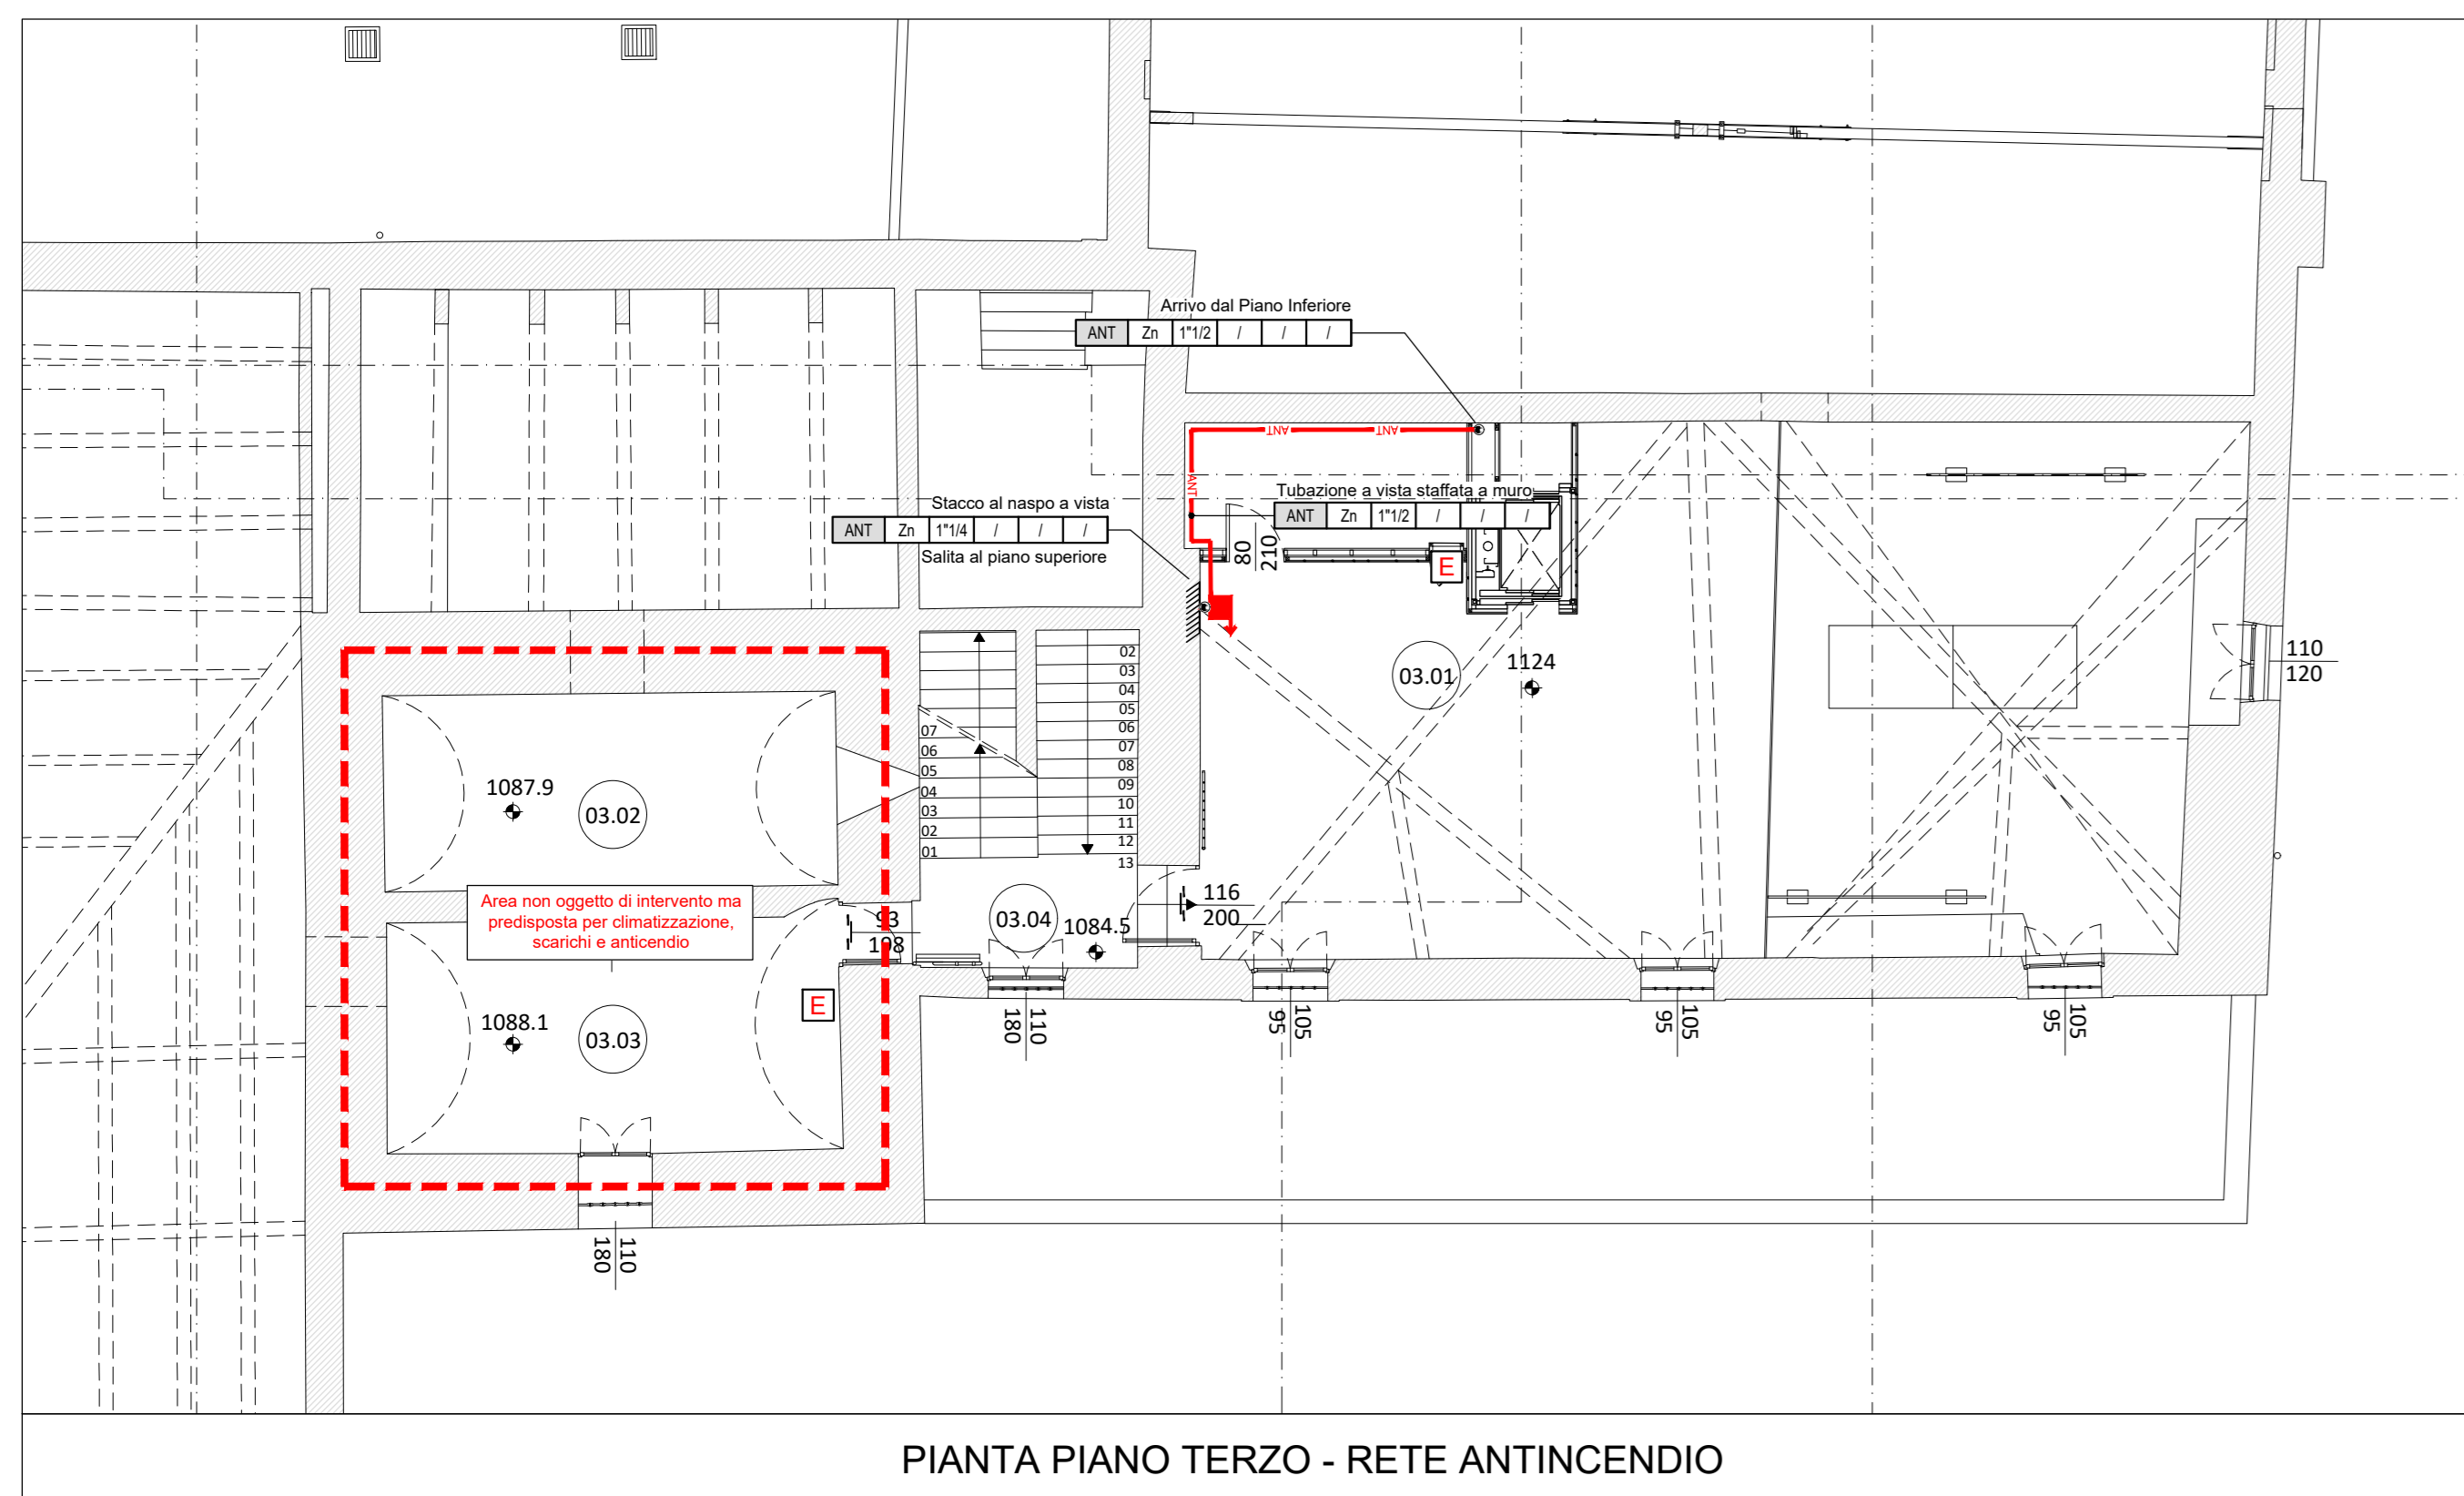

PIANTA PIANO TERZO - RETE ANTINCENDIO

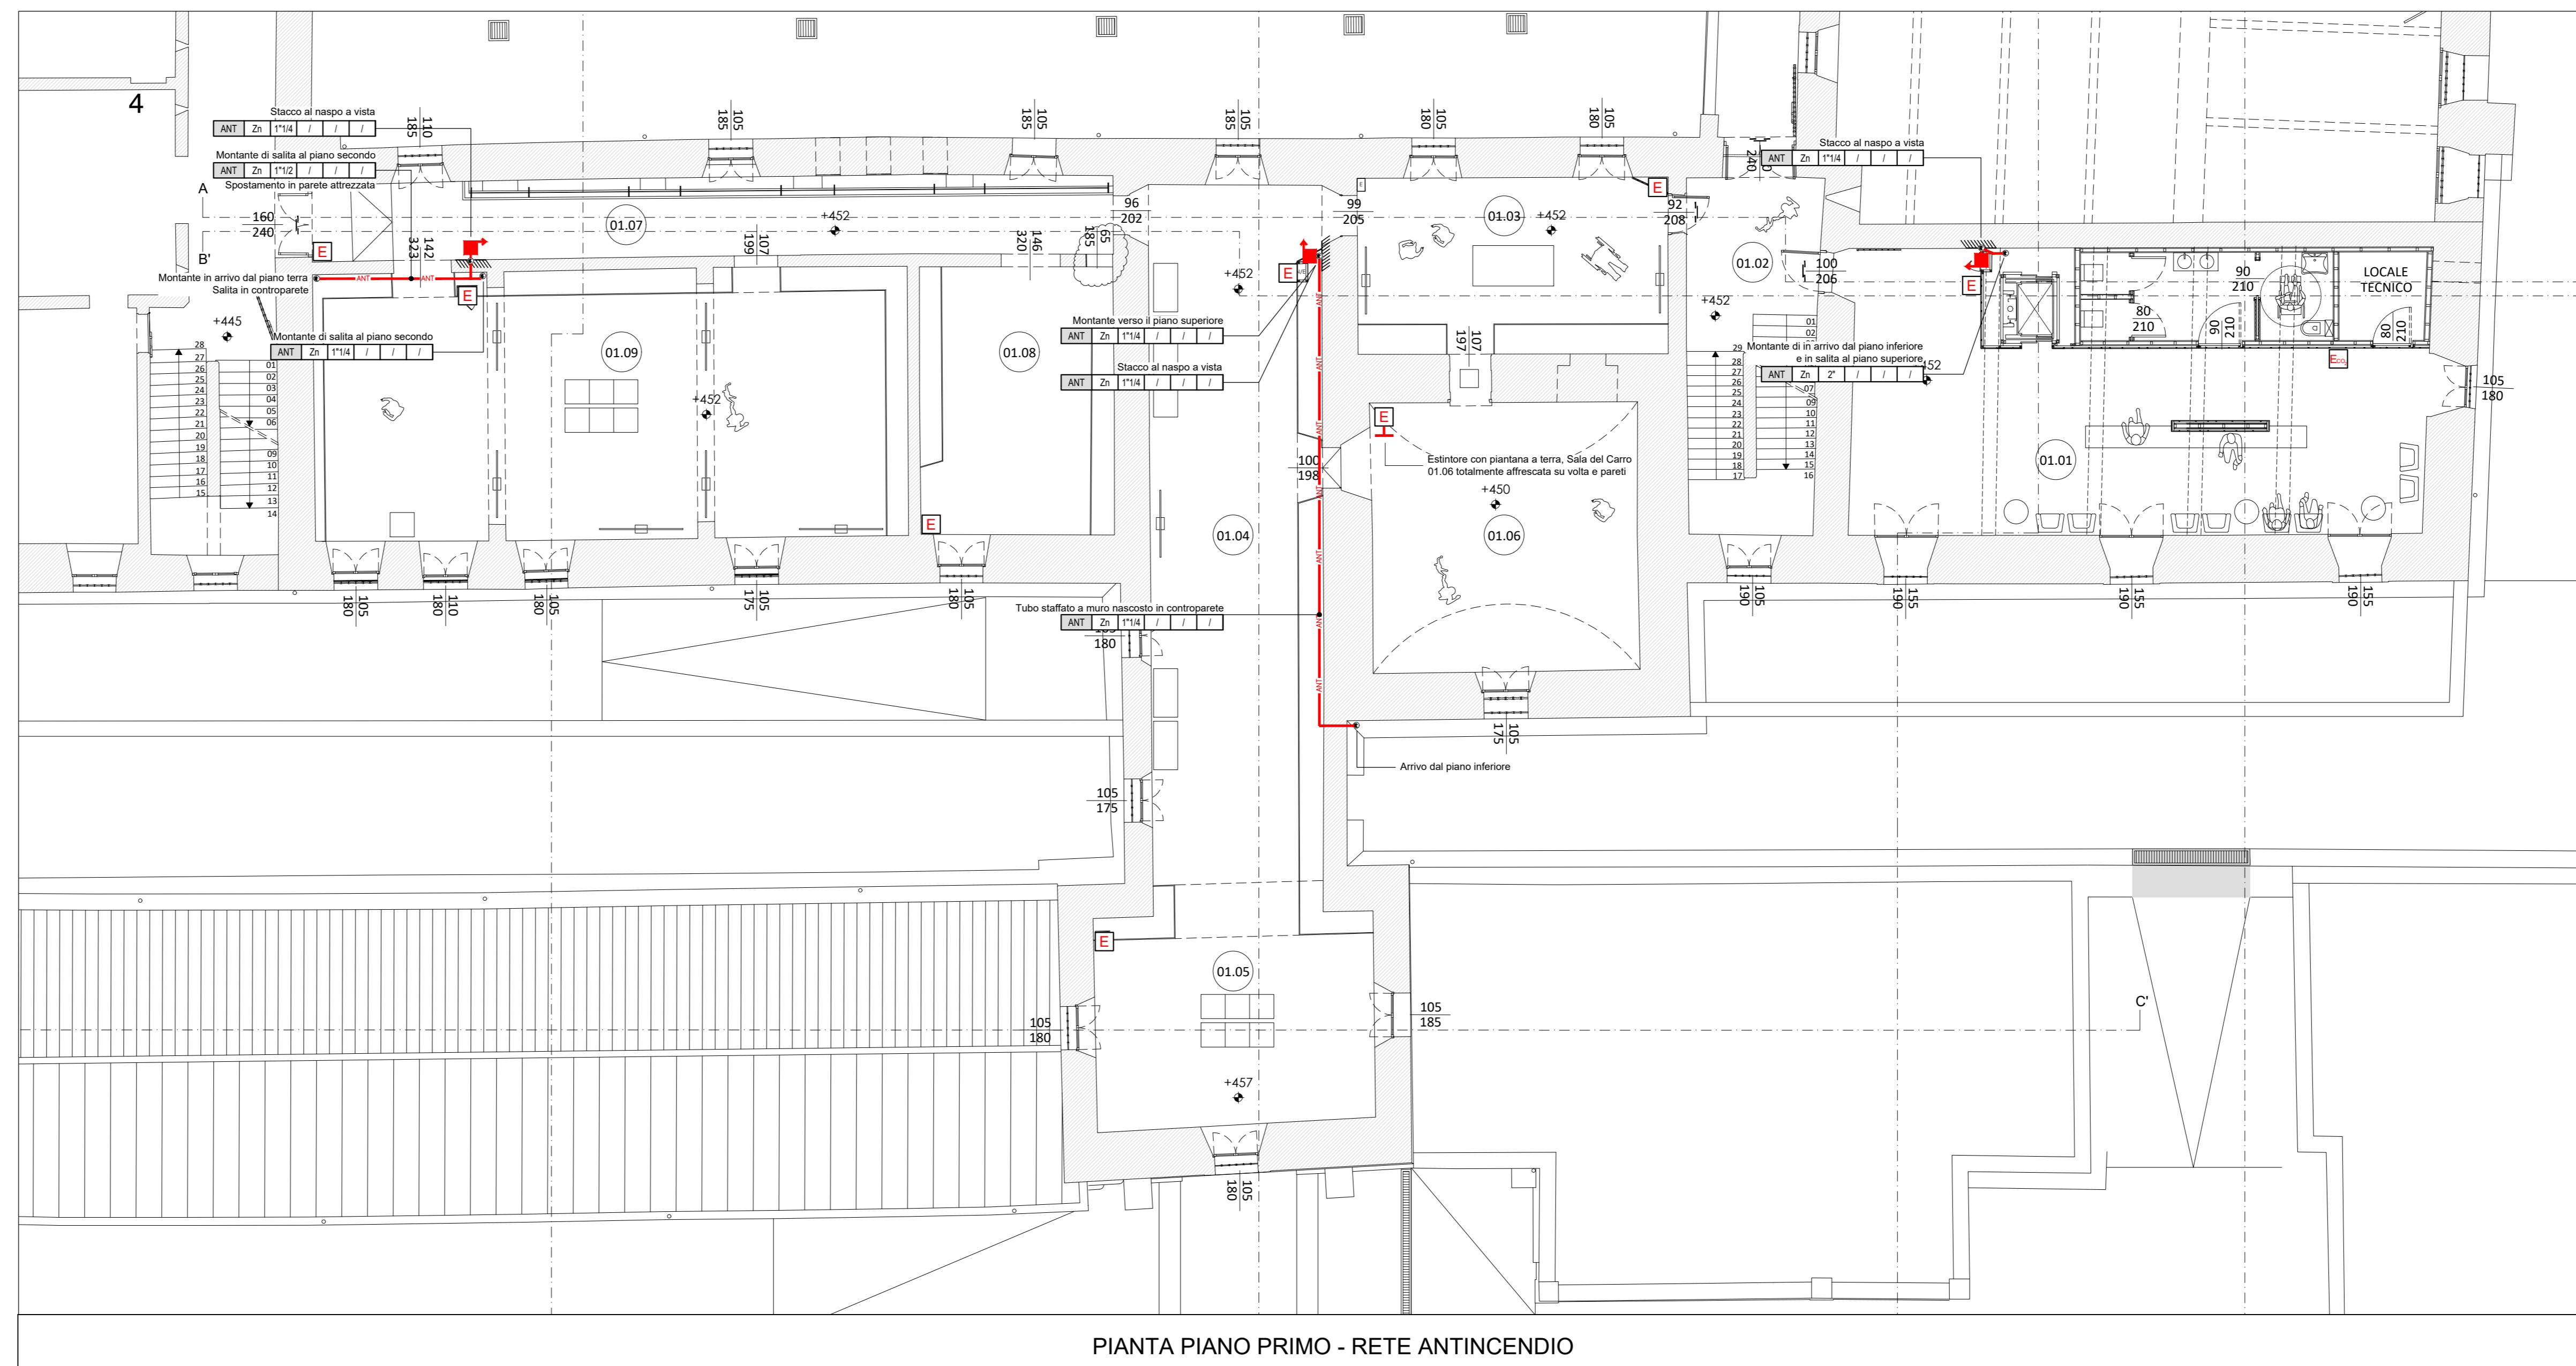

PIANTA PIANO PRIMO - RETE ANTINCENDIO

LEGENDA SIMBOLI			
Simbolo	Descrizione	Simbolo	Descrizione
	Tubazione riparo antincendio		Estintore portatile
	Idrante a muro di incasso UNI 41 EN 671-2		Estintore portatile a doppia cartuccia
	Cassetta portanaso completa con naspo UNI 25		Estintore carterino
	Albero doppio per autopompa UNI 70		Lampadario di emergenza
	Idrante esterno a colonna		Indicatore "SCITA DI SICUREZZA"
	Idrante esterno sottostato		Colonna scaldante pratica
	Punta scaldante al furo		Sensore termico con asta di metallo esterne
	Preselezione su montante		

LEGENDA CODIFICA TUBAZIONI CROCIOSIMBOLARE	
1) Identificazione impianti (GAS, Acqua Fredda Sanitaria, Acqua Calda Sanitaria, SCL, Aria, Riscaldamento, Recupero Acque Meteoriche)	2) Materiale tubazione
3) Acciaio zincato UNI EN 10255	4) Acciaio inossidabile UNI EN 10253
5) Acciaio inossidabile	6) Acciaio inossidabile
7) Acciaio inossidabile	8) Acciaio inossidabile
9) Acciaio inossidabile	10) Acciaio inossidabile
11) Acciaio inossidabile	12) Acciaio inossidabile
13) Acciaio inossidabile	14) Acciaio inossidabile
15) Acciaio inossidabile	16) Acciaio inossidabile
17) Acciaio inossidabile	18) Acciaio inossidabile
19) Acciaio inossidabile	20) Acciaio inossidabile
21) Acciaio inossidabile	22) Acciaio inossidabile
23) Acciaio inossidabile	24) Acciaio inossidabile
25) Acciaio inossidabile	26) Acciaio inossidabile
27) Acciaio inossidabile	28) Acciaio inossidabile
29) Acciaio inossidabile	30) Acciaio inossidabile
31) Acciaio inossidabile	32) Acciaio inossidabile
33) Acciaio inossidabile	34) Acciaio inossidabile
35) Acciaio inossidabile	36) Acciaio inossidabile
37) Acciaio inossidabile	38) Acciaio inossidabile
39) Acciaio inossidabile	40) Acciaio inossidabile
41) Acciaio inossidabile	42) Acciaio inossidabile
43) Acciaio inossidabile	44) Acciaio inossidabile
45) Acciaio inossidabile	46) Acciaio inossidabile
47) Acciaio inossidabile	48) Acciaio inossidabile
49) Acciaio inossidabile	50) Acciaio inossidabile
51) Acciaio inossidabile	52) Acciaio inossidabile
53) Acciaio inossidabile	54) Acciaio inossidabile
55) Acciaio inossidabile	56) Acciaio inossidabile
57) Acciaio inossidabile	58) Acciaio inossidabile
59) Acciaio inossidabile	60) Acciaio inossidabile
61) Acciaio inossidabile	62) Acciaio inossidabile
63) Acciaio inossidabile	64) Acciaio inossidabile
65) Acciaio inossidabile	66) Acciaio inossidabile
67) Acciaio inossidabile	68) Acciaio inossidabile
69) Acciaio inossidabile	70) Acciaio inossidabile
71) Acciaio inossidabile	72) Acciaio inossidabile
73) Acciaio inossidabile	74) Acciaio inossidabile
75) Acciaio inossidabile	76) Acciaio inossidabile
77) Acciaio inossidabile	78) Acciaio inossidabile
79) Acciaio inossidabile	80) Acciaio inossidabile
81) Acciaio inossidabile	82) Acciaio inossidabile
83) Acciaio inossidabile	84) Acciaio inossidabile
85) Acciaio inossidabile	86) Acciaio inossidabile
87) Acciaio inossidabile	88) Acciaio inossidabile
89) Acciaio inossidabile	90) Acciaio inossidabile
91) Acciaio inossidabile	92) Acciaio inossidabile
93) Acciaio inossidabile	94) Acciaio inossidabile
95) Acciaio inossidabile	96) Acciaio inossidabile
97) Acciaio inossidabile	98) Acciaio inossidabile
99) Acciaio inossidabile	100) Acciaio inossidabile

NOTE

Comune di Padova
Settore Lavori Pubblici
Ufficio Edilizia Monumentale

PROGETTO ESECUTIVO - STRALCIO 1
PADOVA CELESTE PARCO DELLE MURA E DELLE ACQUE
RESTAURO DELL'ALA EST DEL CASTELLO
CARRARESI (LLPP EDP 2021/053)

<p>Progettisti coordinamento e progettazione generale: GALEAZZO ARCHITETTI ASSOCIATI via P. E. Sestini 1 - 35138 Padova - tel. 049 898427 www.studioaleazzo@studioaleazzo.it</p> <p>progettazione strutturale: FACCIO ENGINEERING SRL via Anselmo 10 - 35133 Padova - tel. 049 980100 p.faccio@faccioengineering.com</p> <p>progettazione impiantistica: TPE INGEGNERIA SRL via F.lli Venanzio Giardini 11 - 35030 Ponzano Veneto (TV) - tel. 041 5101542 amministrazione@tpeingegneria.it</p> <p>coordinamento sicurezza e prevenzione incendi: ESSETTISSE INGEGNERIA SRL via P. Bioncini 1 - 35138 Padova - tel. 049 8986217 amministrazione@essettisseingegneria.it</p> <p>Restauratore Beni Culturali: ADRIANO CINCIOTTO Corso Venezia 208B - 35121 Venezia - tel. 041 2730077 cinco@adriancinco.com</p> <p>Esperto aspetti energetici e ambientali: ING. MARCO SORANZO via Traversari 16 - 35100 Selvazionara Dentro (PD) - tel. 049 3109523 m.soranzo@ingmarco.com</p> <p>Geologo: DOTT. GEOL. PAOLO CORNALE Strada di Castelbarco 17 - 35010 Venezia (VE) - tel. 041 3379405 paolo.cornale@gmail.com</p>	<p>CUP: H56L20001530008</p> <p>N° Progetto: APSPR_00</p> <p>Nome file: IM_06</p> <p>Data: Novembre 2023</p> <p>LLPP EDP 2021/053</p> <p>Elaborato:</p> <p>IMPIANTI MECCANICI PIANTA PIANO PRIMO, SECONDO, TERZO e QUARTO</p> <p>RETE ANTINCENDIO</p> <p>Scala: 1:100</p> <p>Rup: Domenico Lo Bosco</p> <p>Capo Settore: Matteo Banfi</p>
----------------------------------------------------------------------------------------------------------------------------------------------------------------------------------------------------------------------------------------------------------------------------------------------------------------------------------------------------------------------------------------------------------------------------------------------------------------------------------------------------------------------------------------------------------------------------------------------------------------------------------------------------------------------------------------------------------------------------------------------------------------------------------------------------------------------------------------------------------------------------------------------------------------------------------------------------------------------------------------------------------------------------------------------------------------------------------------------------------------------------------------------------------------------------------------------------------------	--------------------------------------------------------------------------------------------------------------------------------------------------------------------------------------------------------------------------------------------------------------------------------------------------------------------------------------------------