



PIANTA PIANO TERRA
IMPIANTO DI RISCALDAMENTO
SCALA 1:100

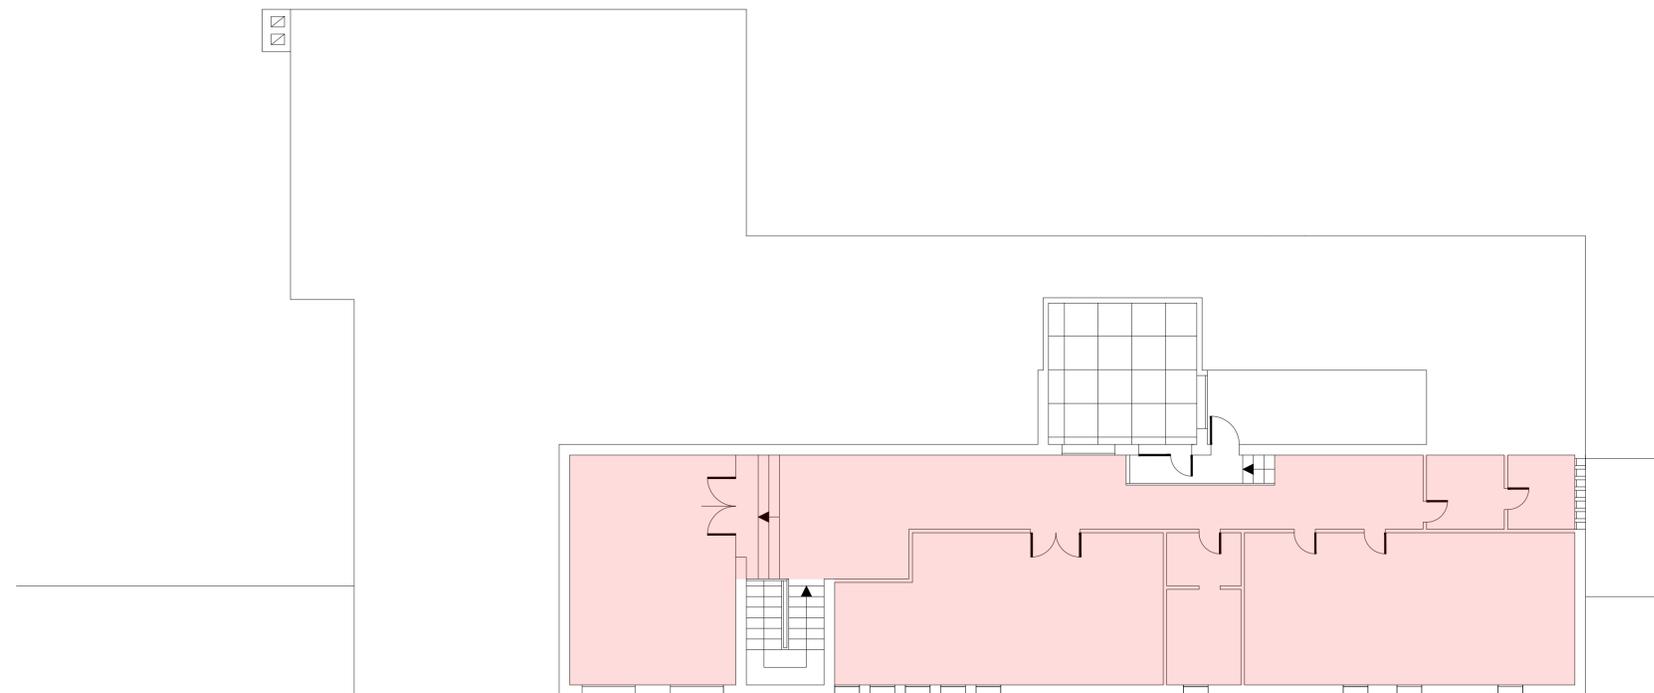

PIANTA PIANO PRIMO
IMPIANTO DI RISCALDAMENTO
SCALA 1:100

PARTICOLARE VALVOLA
TERMOSTATICA
CON SENSORE A LIQUIDO

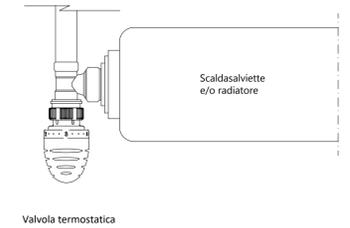

REVISIONE	DATA	DESCRIZIONE	REDATTORE	VERIFICATORE	VALIDATORE
00	08/11/2023	PRIMA EMISSIONE	Emanuel Ruvoletto	Tonino Giuseppe Perri	Massimo Davanzo



Comune di Padova
Settore Lavori Pubblici
Via Nicolò Tommaseo, 60
35135 Padova (PD)



Oggetto	LL.PP. EPD 2023 / 089 Riqualificazione impianti termici di edifici comunali ad uso scolastico e sportivo - CUP H94D23001250004	Tavola	APPR_24		
Sito	CT 98 - Scuola dell'Infanzia "Munari" Via Jacopo della Quercia, 24a - 35124 Padova (PD)	Data	08-11-2023	Scala	1:100
Elaborato	Tavola grafica installazione valvole termostatiche	Progettista	HSE Hera Servizi Energia S.p.A. Società a socio unico, soggetta alla direzione e al coordinamento di AcegasApsAmga S.p.A. Sede operativa: Viale dell'Industria, 23/A - 35129 Padova Sede legale: Via del Cottonificio, 60 - 33100 Udine pec: heraservizienergia@pec.gruppohera.it		
		Responsabile Unico del Procedimento	Ing. Federica Bonato 		

I presenti elaborati sono opera d'ingegno e tenuto conto dell'importanza che rivestono i medesimi, in quanto costituiscono il risultato di studi, scelte anche originali, esperienze e capacità di inventiva da parte della società HSE Hera Servizi Energia S.p.a., si vieta la divulgazione degli stessi, al fine di evitare che i medesimi possano essere diffusi e quindi portati a conoscenza di chi opera nello stesso settore, causando alla società HSE Hera Servizi Energia S.p.a un sicuro pregiudizio.