



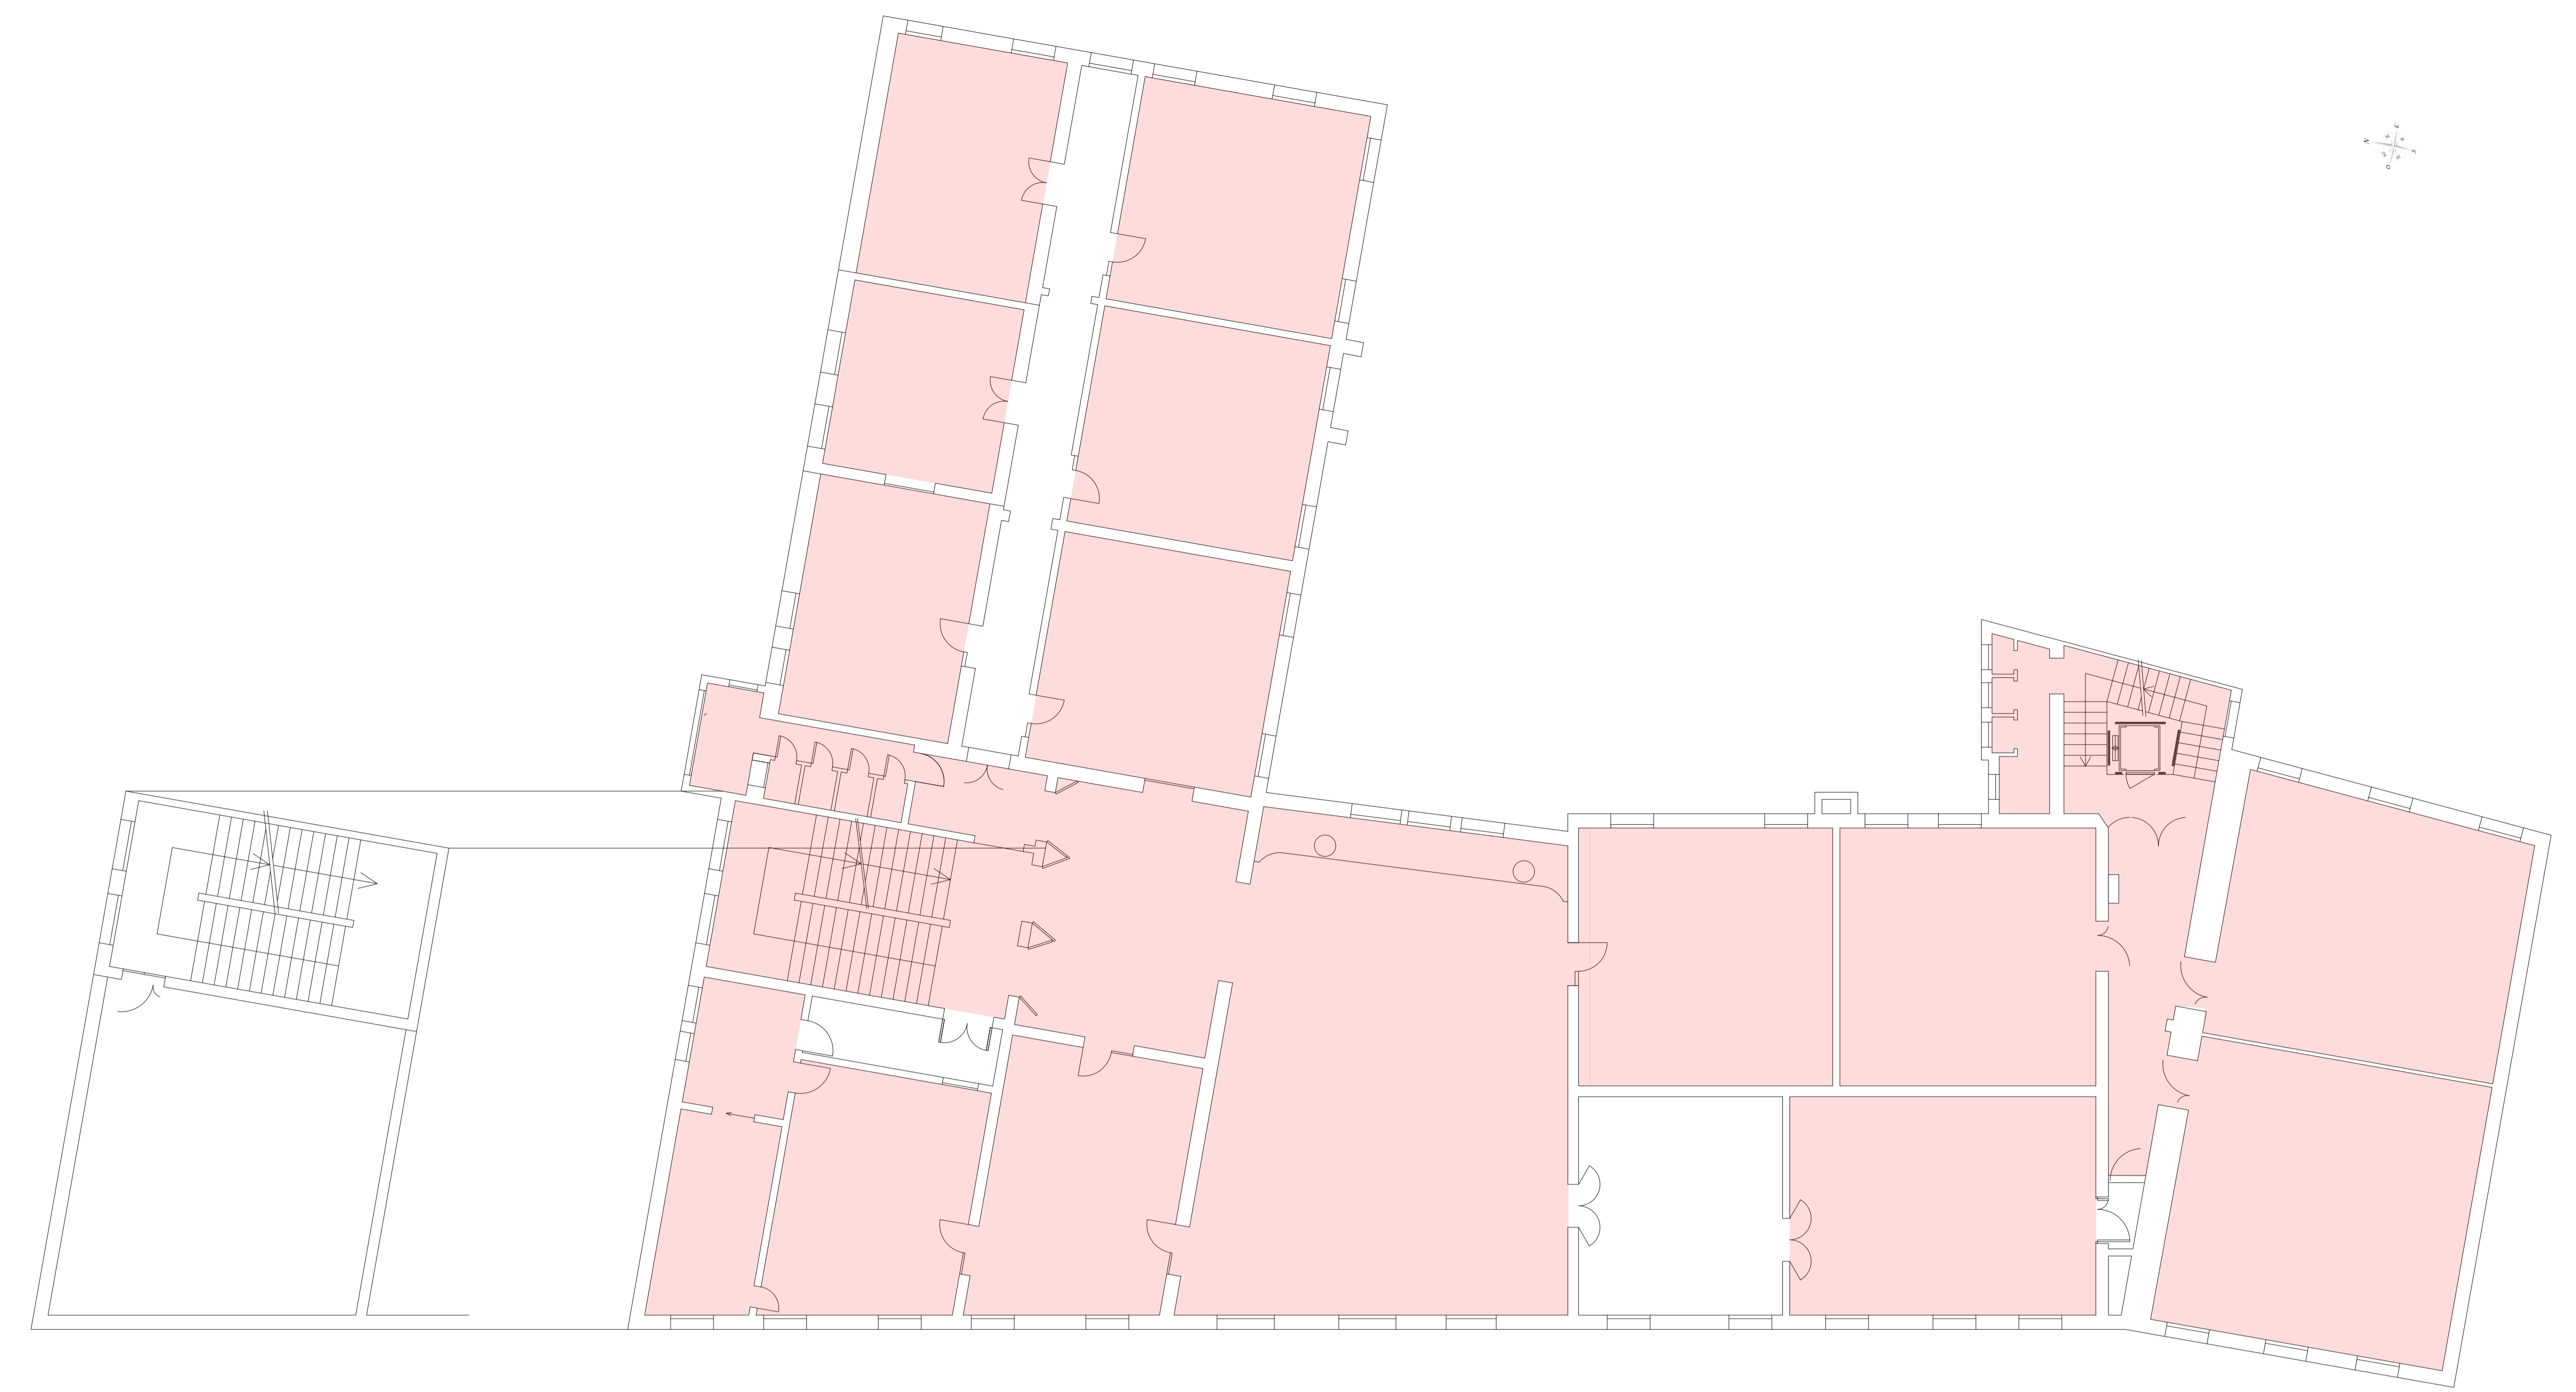


PIANTA PIANO TERRA
IMPIANTO DI RISCALDAMENTO
SCALA 1:100

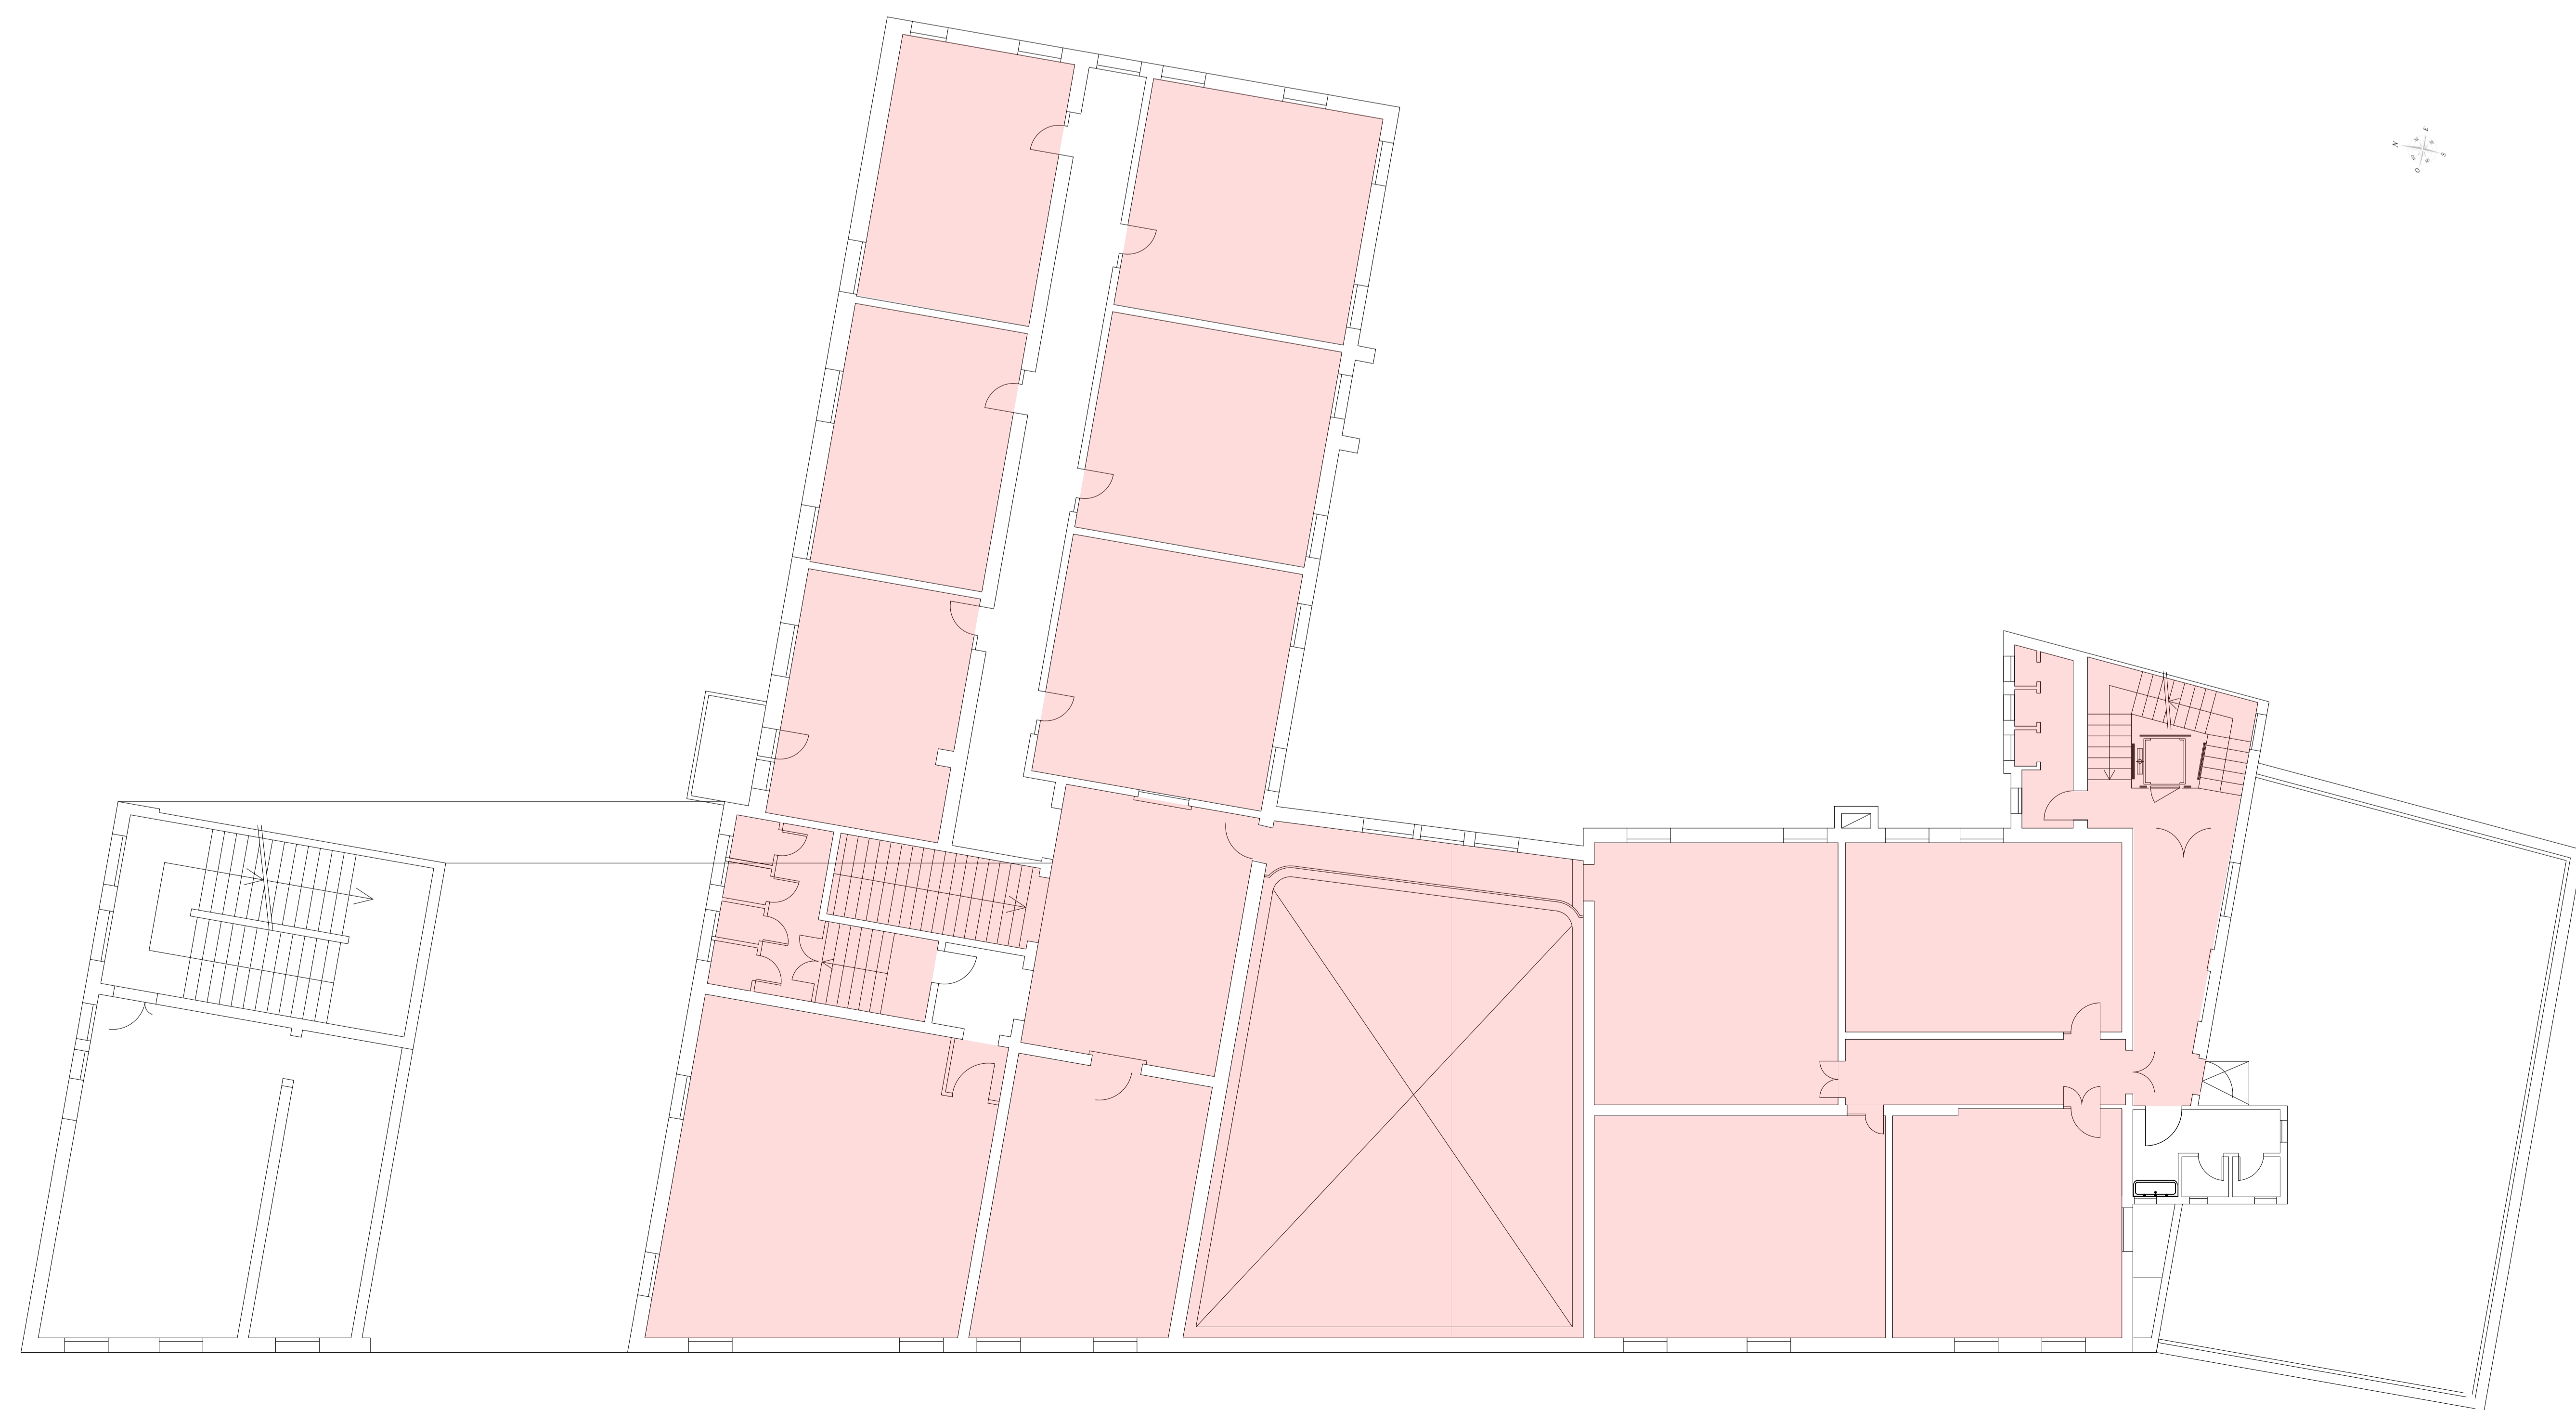

PIANTA PIANO PRIMO
IMPIANTO DI RISCALDAMENTO
SCALA 1:100



PIANTA PIANO SECONDO
IMPIANTO DI RISCALDAMENTO
SCALA 1:100

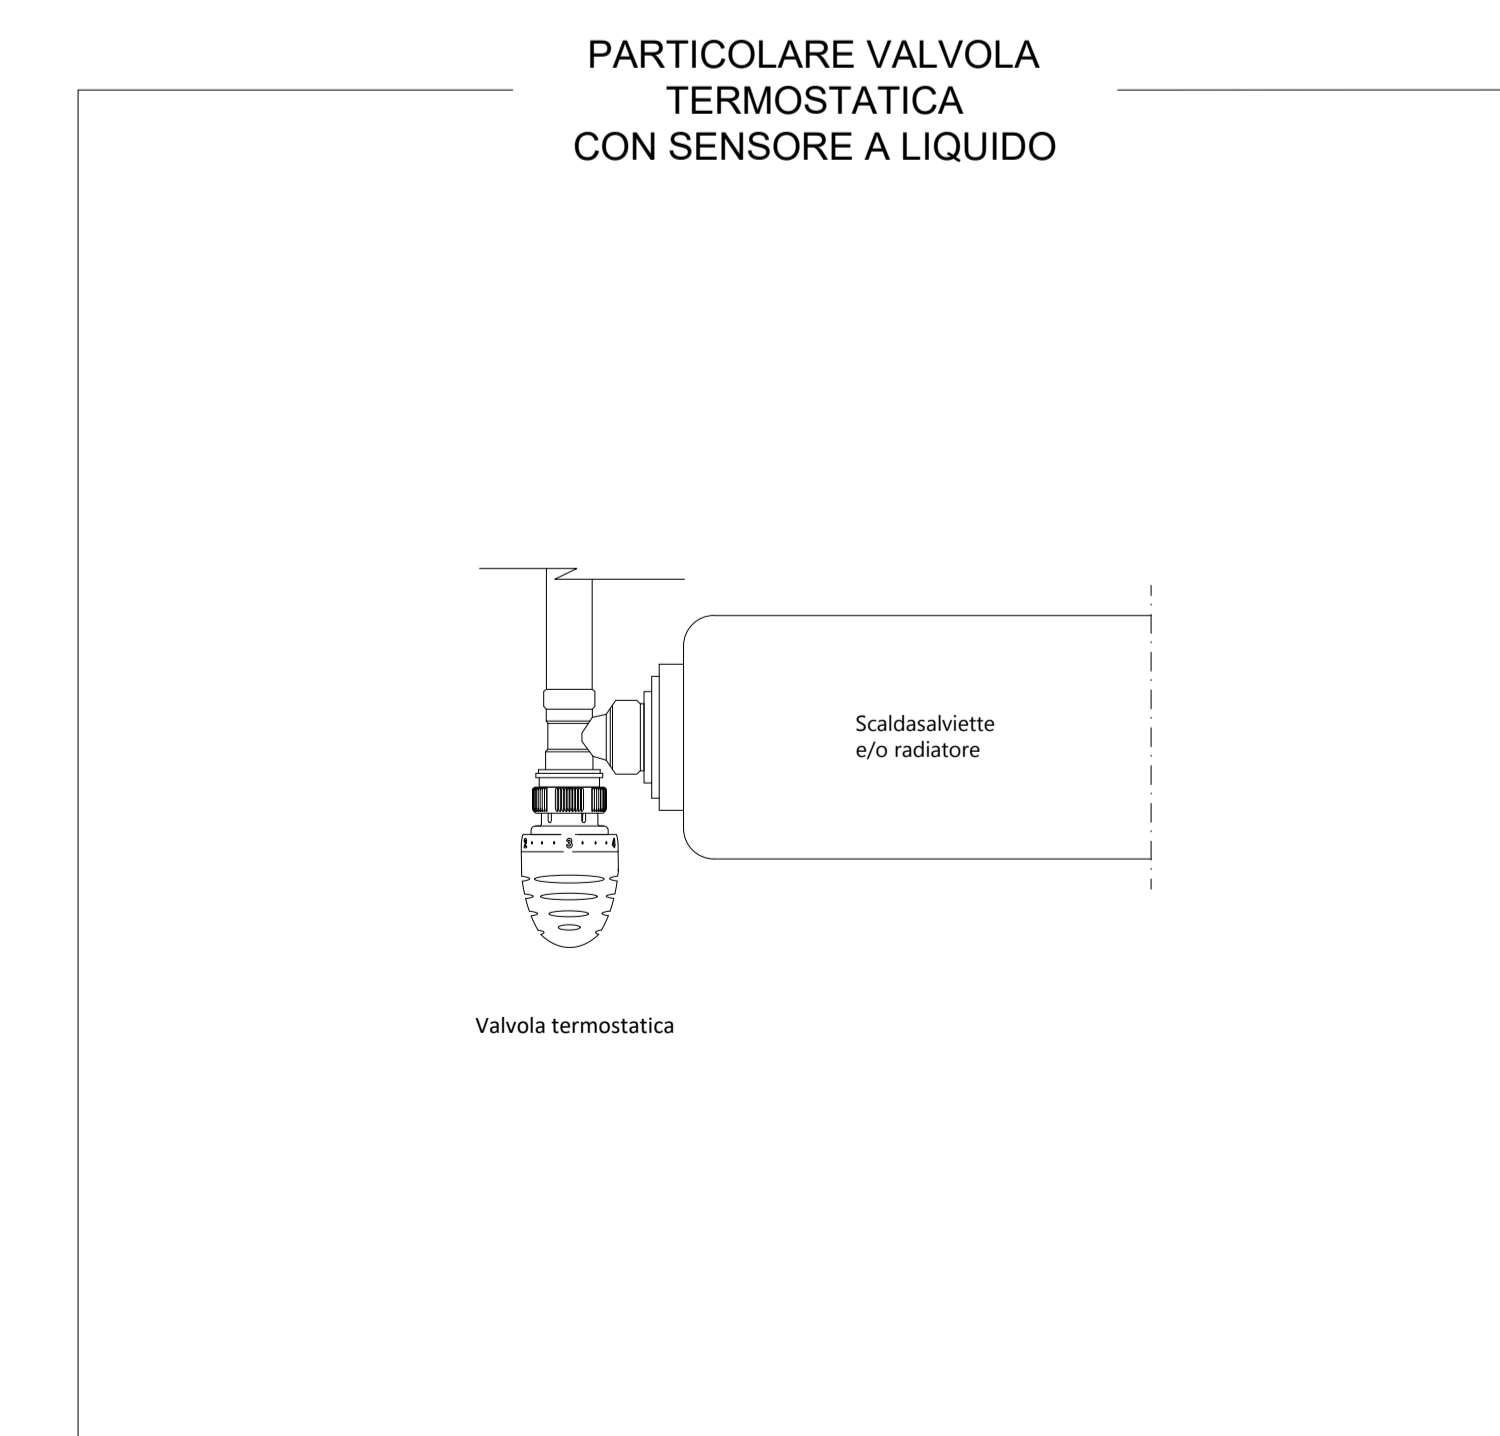

01	27/11/2023	AGGIORNAMENTO	Emanuel Rucchetto	Torino Giuseppe Puri	Mosimiro Devarico			
00	08/11/2023	PRIMA EMISSIONE	Emanuel Rucchetto	Torino Giuseppe Puri	Mosimiro Devarico			
REVISIONE	DATA	DESCRIZIONE	REDATTORE	VERIFICATORE	VALIDATORE			
<p>Comune di Padova Settore Lavori Pubblici Via Nicolò Tommaseo, 60 35135 Padova (PD)</p>								
<p>Oggetto: LL.PP. EPD 2023 / 089 Riqualificazione impianti termici di edifici comunali ad uso scolastico e sportivo - CUP H54D23001250004</p>			<p>Tavola APPR_57</p>					
<p>Sito: CT 04 - Scuola Secondaria di I grado "Francesco Petrarca" - Via Concordia, 9 - 35138 - Padova</p>			<p>Data: 27-11-2023 Scala: ---</p>					
<p>Elaborato: Tavola grafica installazione valvole termostatiche</p>			<p>Progettista: Studio Tecnico SERT Emanuel Rucchetto Perito Industriale Via Ferra, 2/16 35021 - Montebelluna (TV) T. 0422/4002113 E. info@studiosert.it</p>			<p>Responsabile Unico del Procedimento: Ing. Federico Gianvito</p>		
<p>HSE Servizi Energia S.p.A. Società a scopo unico, oggetto della gestione e al coordinamento di AnaspaEnergy S.p.A. Via S. Agostino, 1006 - 35138 - Padova Sede legale: Via dei Colonnelli, 00 - 35100 - Padova info: hseservizienergia@pec.progettista.it</p>								