


PLANIMETRIA QUOTA +12,80m LAYOUT: DIFFUSIONE SONORA TRIBUNA - SCALA 1:100

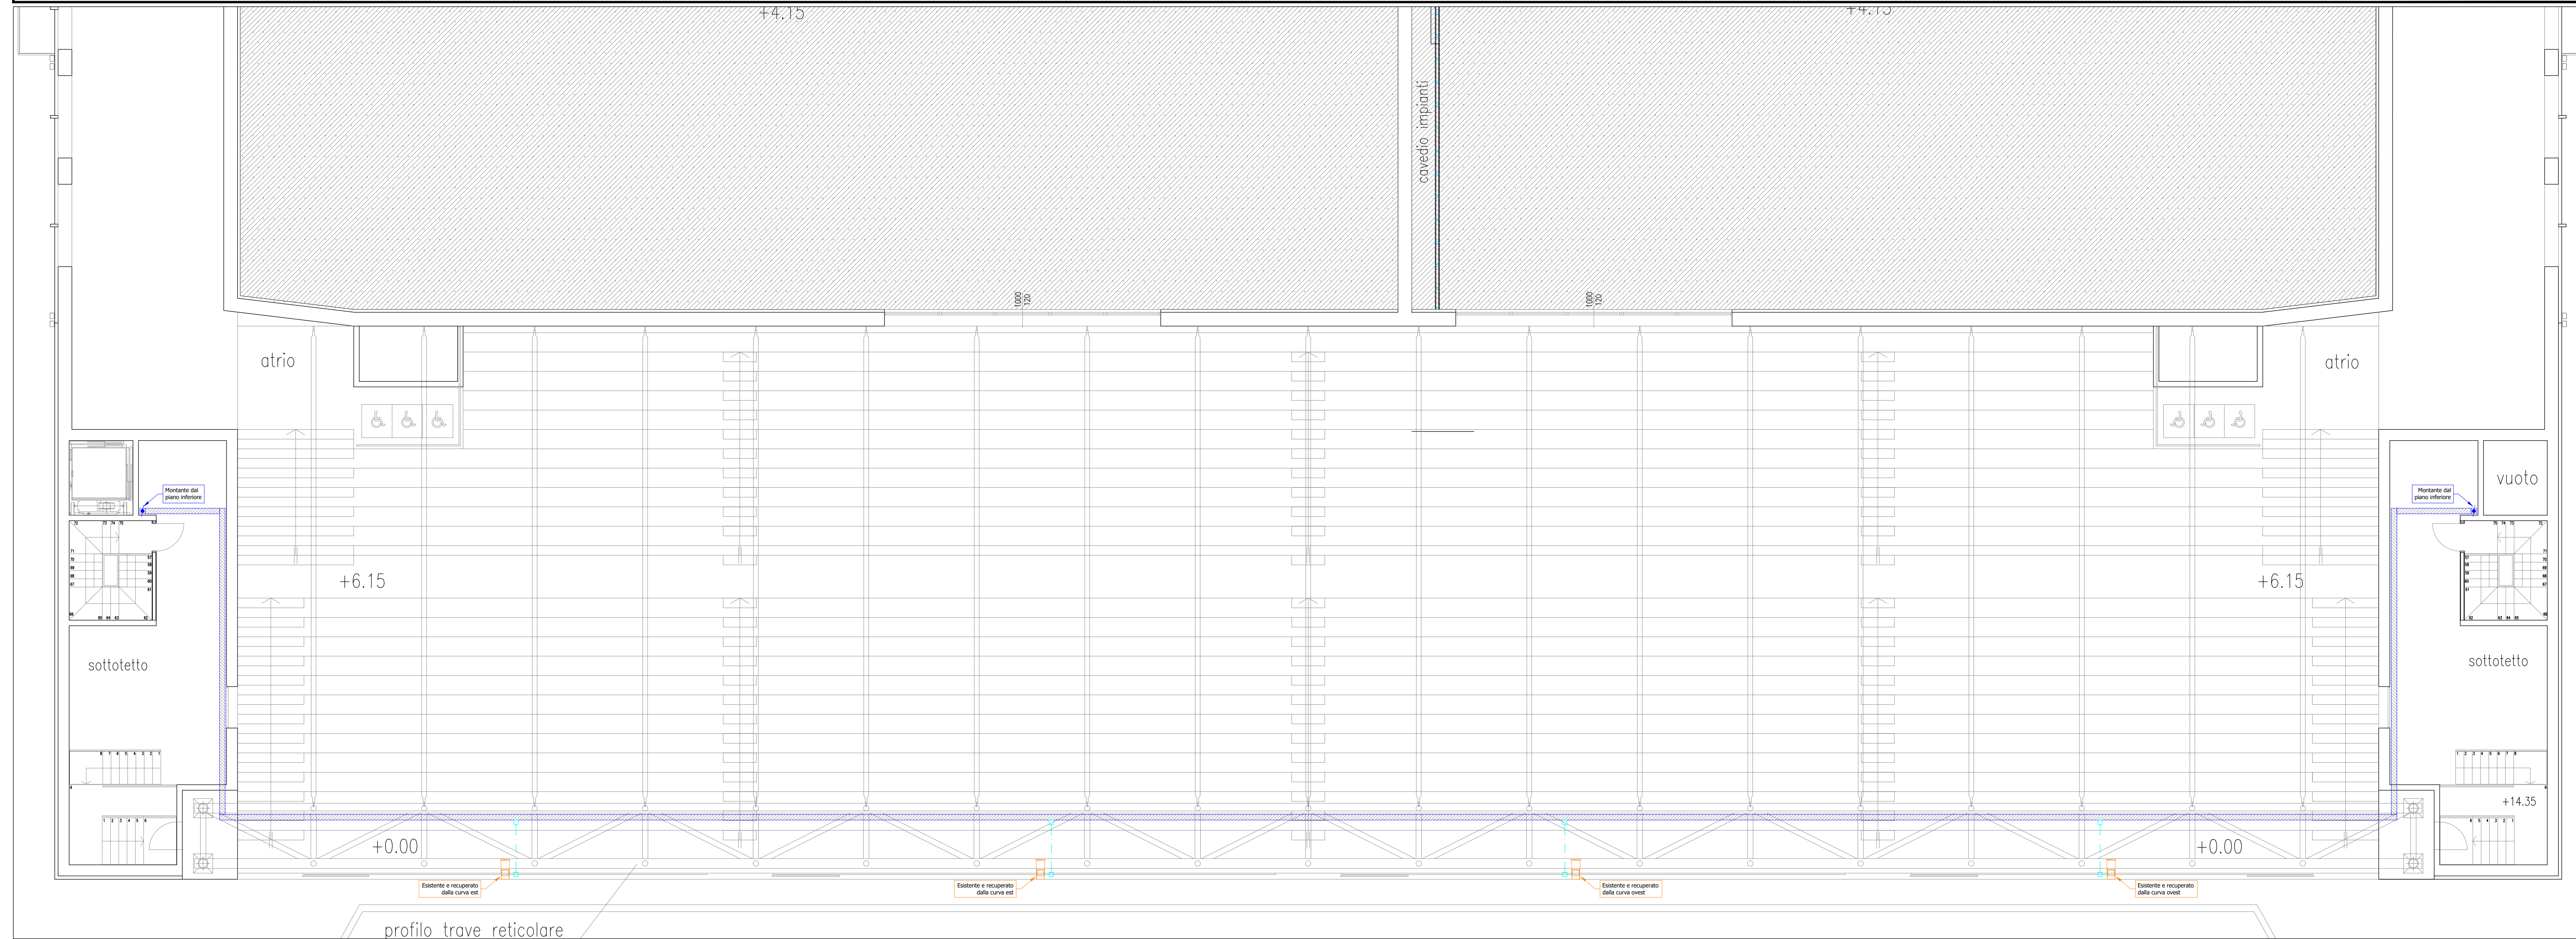

LEGENDA COLORI

	Impianti esistenti
	Impianti comuni luce forza motrice
	Impianti speciali

LEGENDA SIMBOLI

	Montante di salita/discesa linee elettriche
	Canale in acciaio zincato staffato a parete
	Tubazione in pvc rigido, installata a vista, completa di giunti per l'innesto rapido
	Scatola di derivazione in versione da esterno
	Diffusore sonoro a tromba 200W

COMUNE DI PADOVA
SETTORE LAVORI PUBBLICI



RIQUALIFICAZIONE LATO SUD STADIO EUGANEO:

- LLPP EDP 2019/163 1° STRALCIO - Costruzione nuovo palazzetto per il basket e parte nuova curva Fattori
- LLPP EDP 2019/164 2° STRALCIO - Costruzione nuovo palazzetto polifunzionale e parte nuova curva Fattori
- LLPP EDP 2019/165 3° STRALCIO - Stralcio riqualificazione tribune

OPERE PER LA SALVAGUARDIA DEI LAVORI ESEGUITI

IL RESPONSABILE UNICO DEL PROGETTO

Ing. Massimo Benvenuti

LIVELLO DI PROGETTAZIONE		DATA	06/2024
PROGETTO ESECUTIVO			rev.1
DESCRIZIONE ELABORATO	IMPIANTI ELETTRICI Planimetria quota +12,80 layout: diffusione sonora tribuna	SCALA	1:100
N°	CODICE	SIGLA	E.10
108	APPR_108		
Capogruppo e coordinatore Progettazione architettonica, impianti elettrici, antincendio e antirumore	Progettazione strutturale Arch. Cristian Lazzarin	Coordinamento della Sicurezza in fase Progettuale Geom. Elisa Barbieri	Responsabile dei rilievi e restituzione grafica Ing. Marco Ferro