


PLANIMETRIA QUOTA +12,80m LAYOUT: ILLUMINAZIONE TRIBUNA E TRAVE RETICOLARE - SCALA 1:100

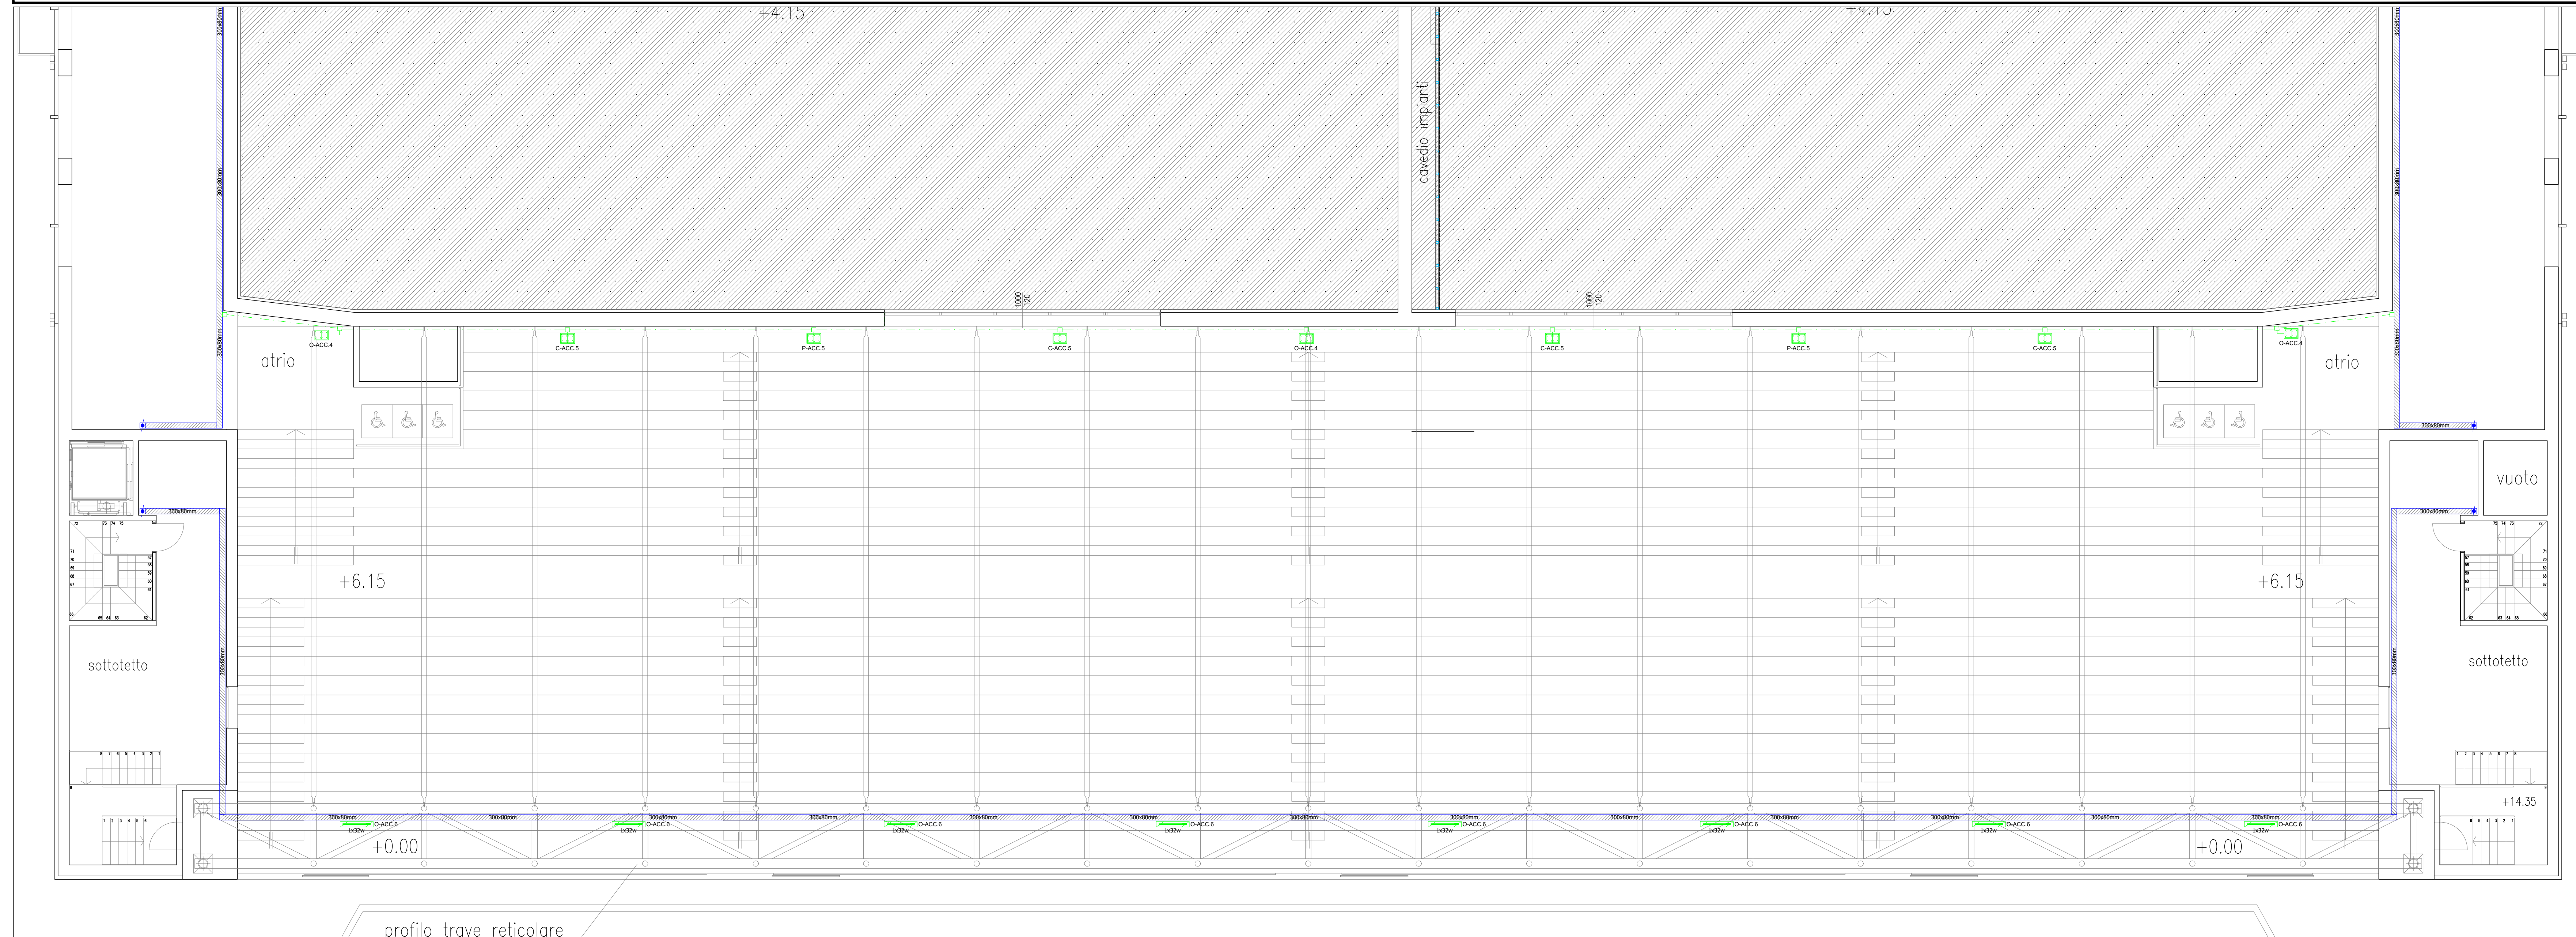

LEGENDA COLORI	
■	Impianti comuni luce forza motrice
■	Impianti di illuminazione

LEGENDA SIMBOLI	
	Scatola di derivazione in versione da esterno
---	Tubazione in pvc rigido, installata a vista, completa di giunti per l'innesto rapido
---	Plafoniera stagna con corpo e schermo in policarbonato e lampada a led da 32W
■	Proiettore a led compatto, 150W 4000K

COMUNE DI PADOVA
SETTORE LAVORI PUBBLICI



- RIVALUTAZIONE LATO SUD STADIO EUGANEO:**
- LLPP EDP 2019/163 1° STRALCIO - Costruzione nuovo palazzetto per il basket e parte nuova curva Fattori
 - LLPP EDP 2019/164 2° STRALCIO - Costruzione nuovo palazzetto polifunzionale e parte nuova curva Fattori
 - LLPP EDP 2019/165 3° STRALCIO - Stralcio rivalutazione tribune

OPERE PER LA SALVAGUARDIA DEI LAVORI ESEGUITI

IL RESPONSABILE UNICO
DEL PROGETTO
Ing. Massimo Benvenuti

LIVELLO DI PROGETTAZIONE		DATA	06/2024
PROGETTO ESECUTIVO			rev.1
DESCRIZIONE ELABORATO	IMPIANTI ELETTRICI Planimetria quota +12,80 layout: illuminazione tribuna e trave reticolare		SCALA 1:100
N° 109	CODICE APPR_109	SIGLA E.11	
Capogruppo e coordinatore Progettazione elettrotecnica, impianti elettrici, antincendio e antiriduzione	Progettazione strutturale Arch. Cristian Lazzarin	Coordinamento della Sicurezza in fase Progettuale Geom. Elisa Barbieri	Responsabile dei rilievi e restituzione grafica Ing. Marco Ferro