




LEGENDA - Identificazione simboli nei disegni			
Simbolo	Descrizione	Simbolo	Descrizione
	Tubazione di scarico fuori traccia		Punto d'utenza di scarico
	Tubazione di scarico sotto traccia		Tubazione montante

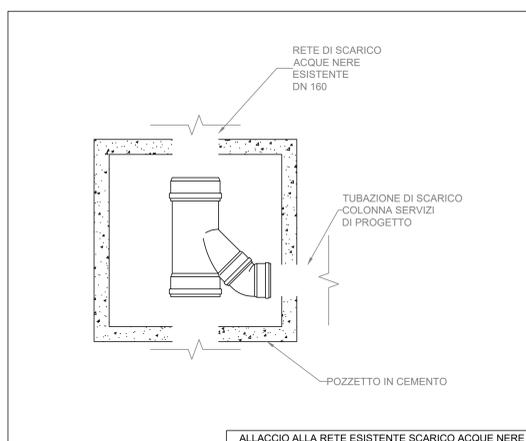


ALLACCIO ALLA RETE ESISTENTE SCARICO ACQUE NERE

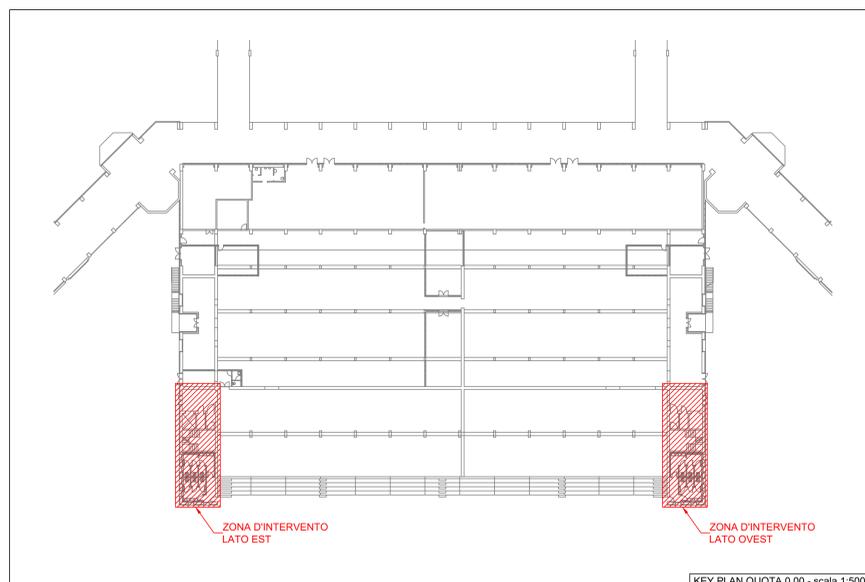

KEY PLAN QUOTA 0.00 - scala 1:500

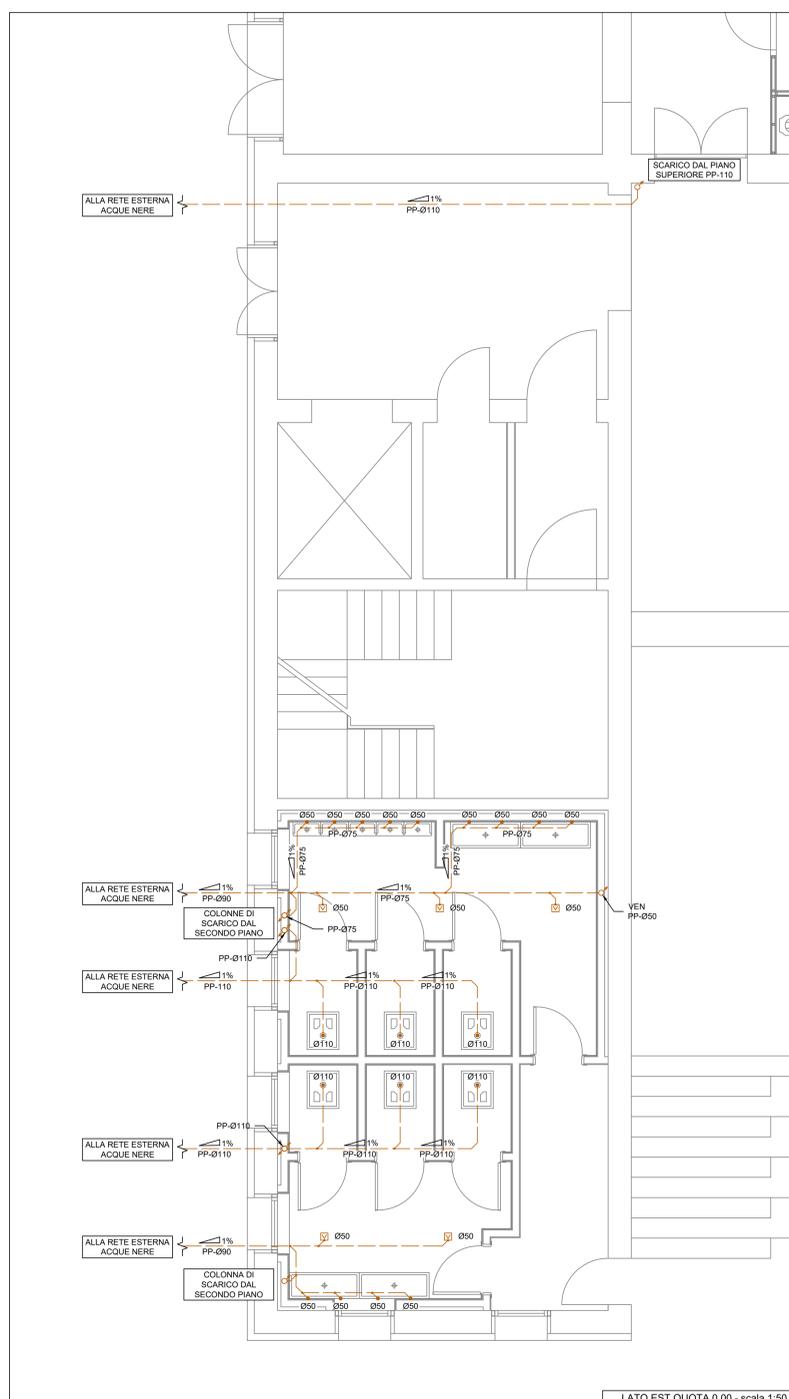

LATO EST QUOTA 0.00 - scala 1:50

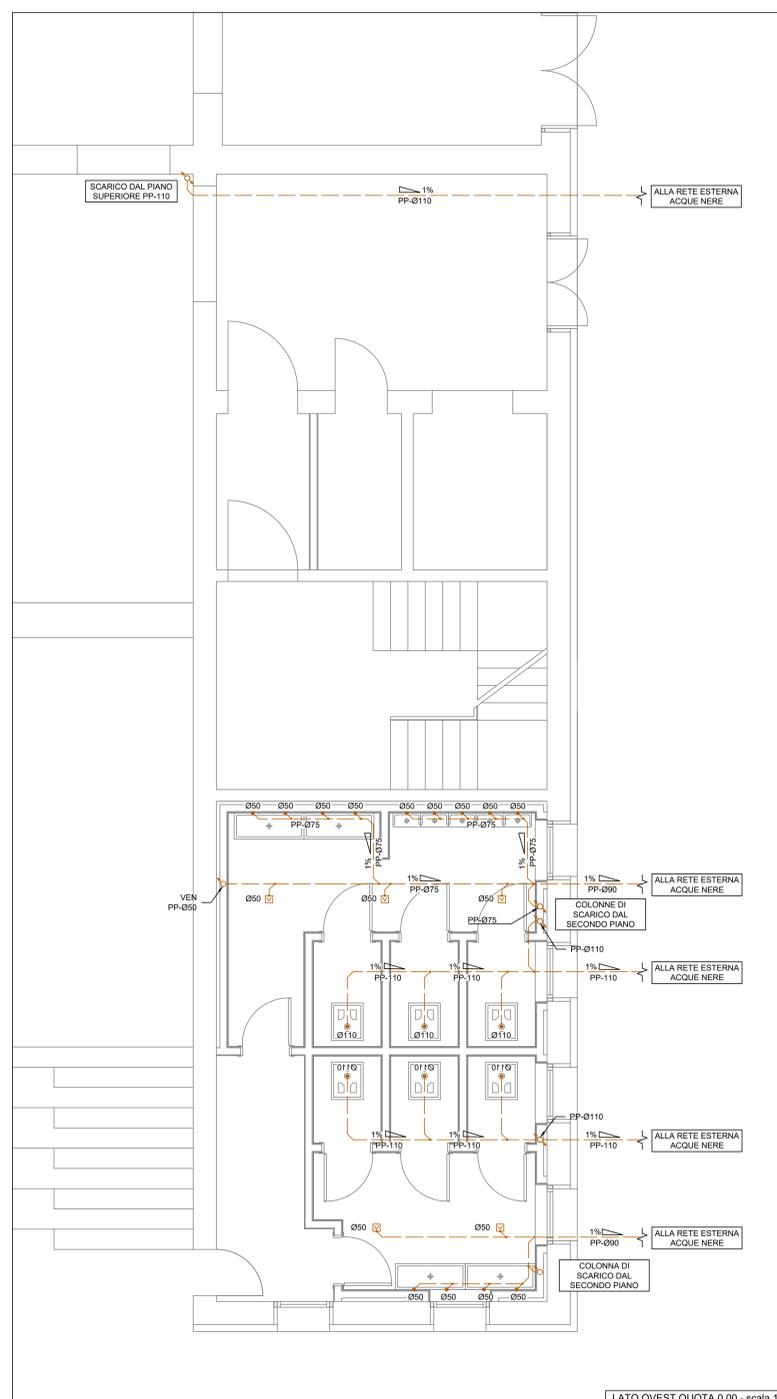

LATO OVEST QUOTA 0.00 - scala 1:50

COMUNE DI PADOVA SETTORE LAVORI PUBBLICI



RIQUALIFICAZIONE LATO SUD STADIO EUGANEO:

- LLPP EDP 2019/163 1° STRALCIO - Costruzione nuovo palazzetto per il basket e parte nuova curva Fattori
- LLPP EDP 2019/164 2° STRALCIO - Costruzione nuovo palazzetto polifunzionale e parte nuova curva Fattori
- LLPP EDP 2019/165 3° STRALCIO - Stralcio riqualificazione tribune

OPERE PER LA SALVAGUARDIA DEI LAVORI ESEGUITI

IL RESPONSABILE UNICO
DEL PROGETTO

Ing. Massimo Benvenuti

LIVELLO DI PROGETTAZIONE		DATA	06/2024
PROGETTO ESECUTIVO		rev.1	
DESCRIZIONE ELABORATO	IMPIANTI IDRICO-SANITARIO E ANTINCENDIO Impianto di scarico quota +0,00	SCALA	varie
N°	CODICE	SIGLA	T.04
118	APPR_118		
Capogruppo e coordinatore Progettazione architettonica, impianti idrico-sanitari e antincendio Ing. Davide Ferro	Progettazione strutturale in fase Progettuale Arch. Cristian Lazzarin	Coordinamento della Sicurezza in fase Progettuale Geom. Elisa Barbieri	Responsabile dei rilievi e restituzione grafica Ing. Marco Ferro